



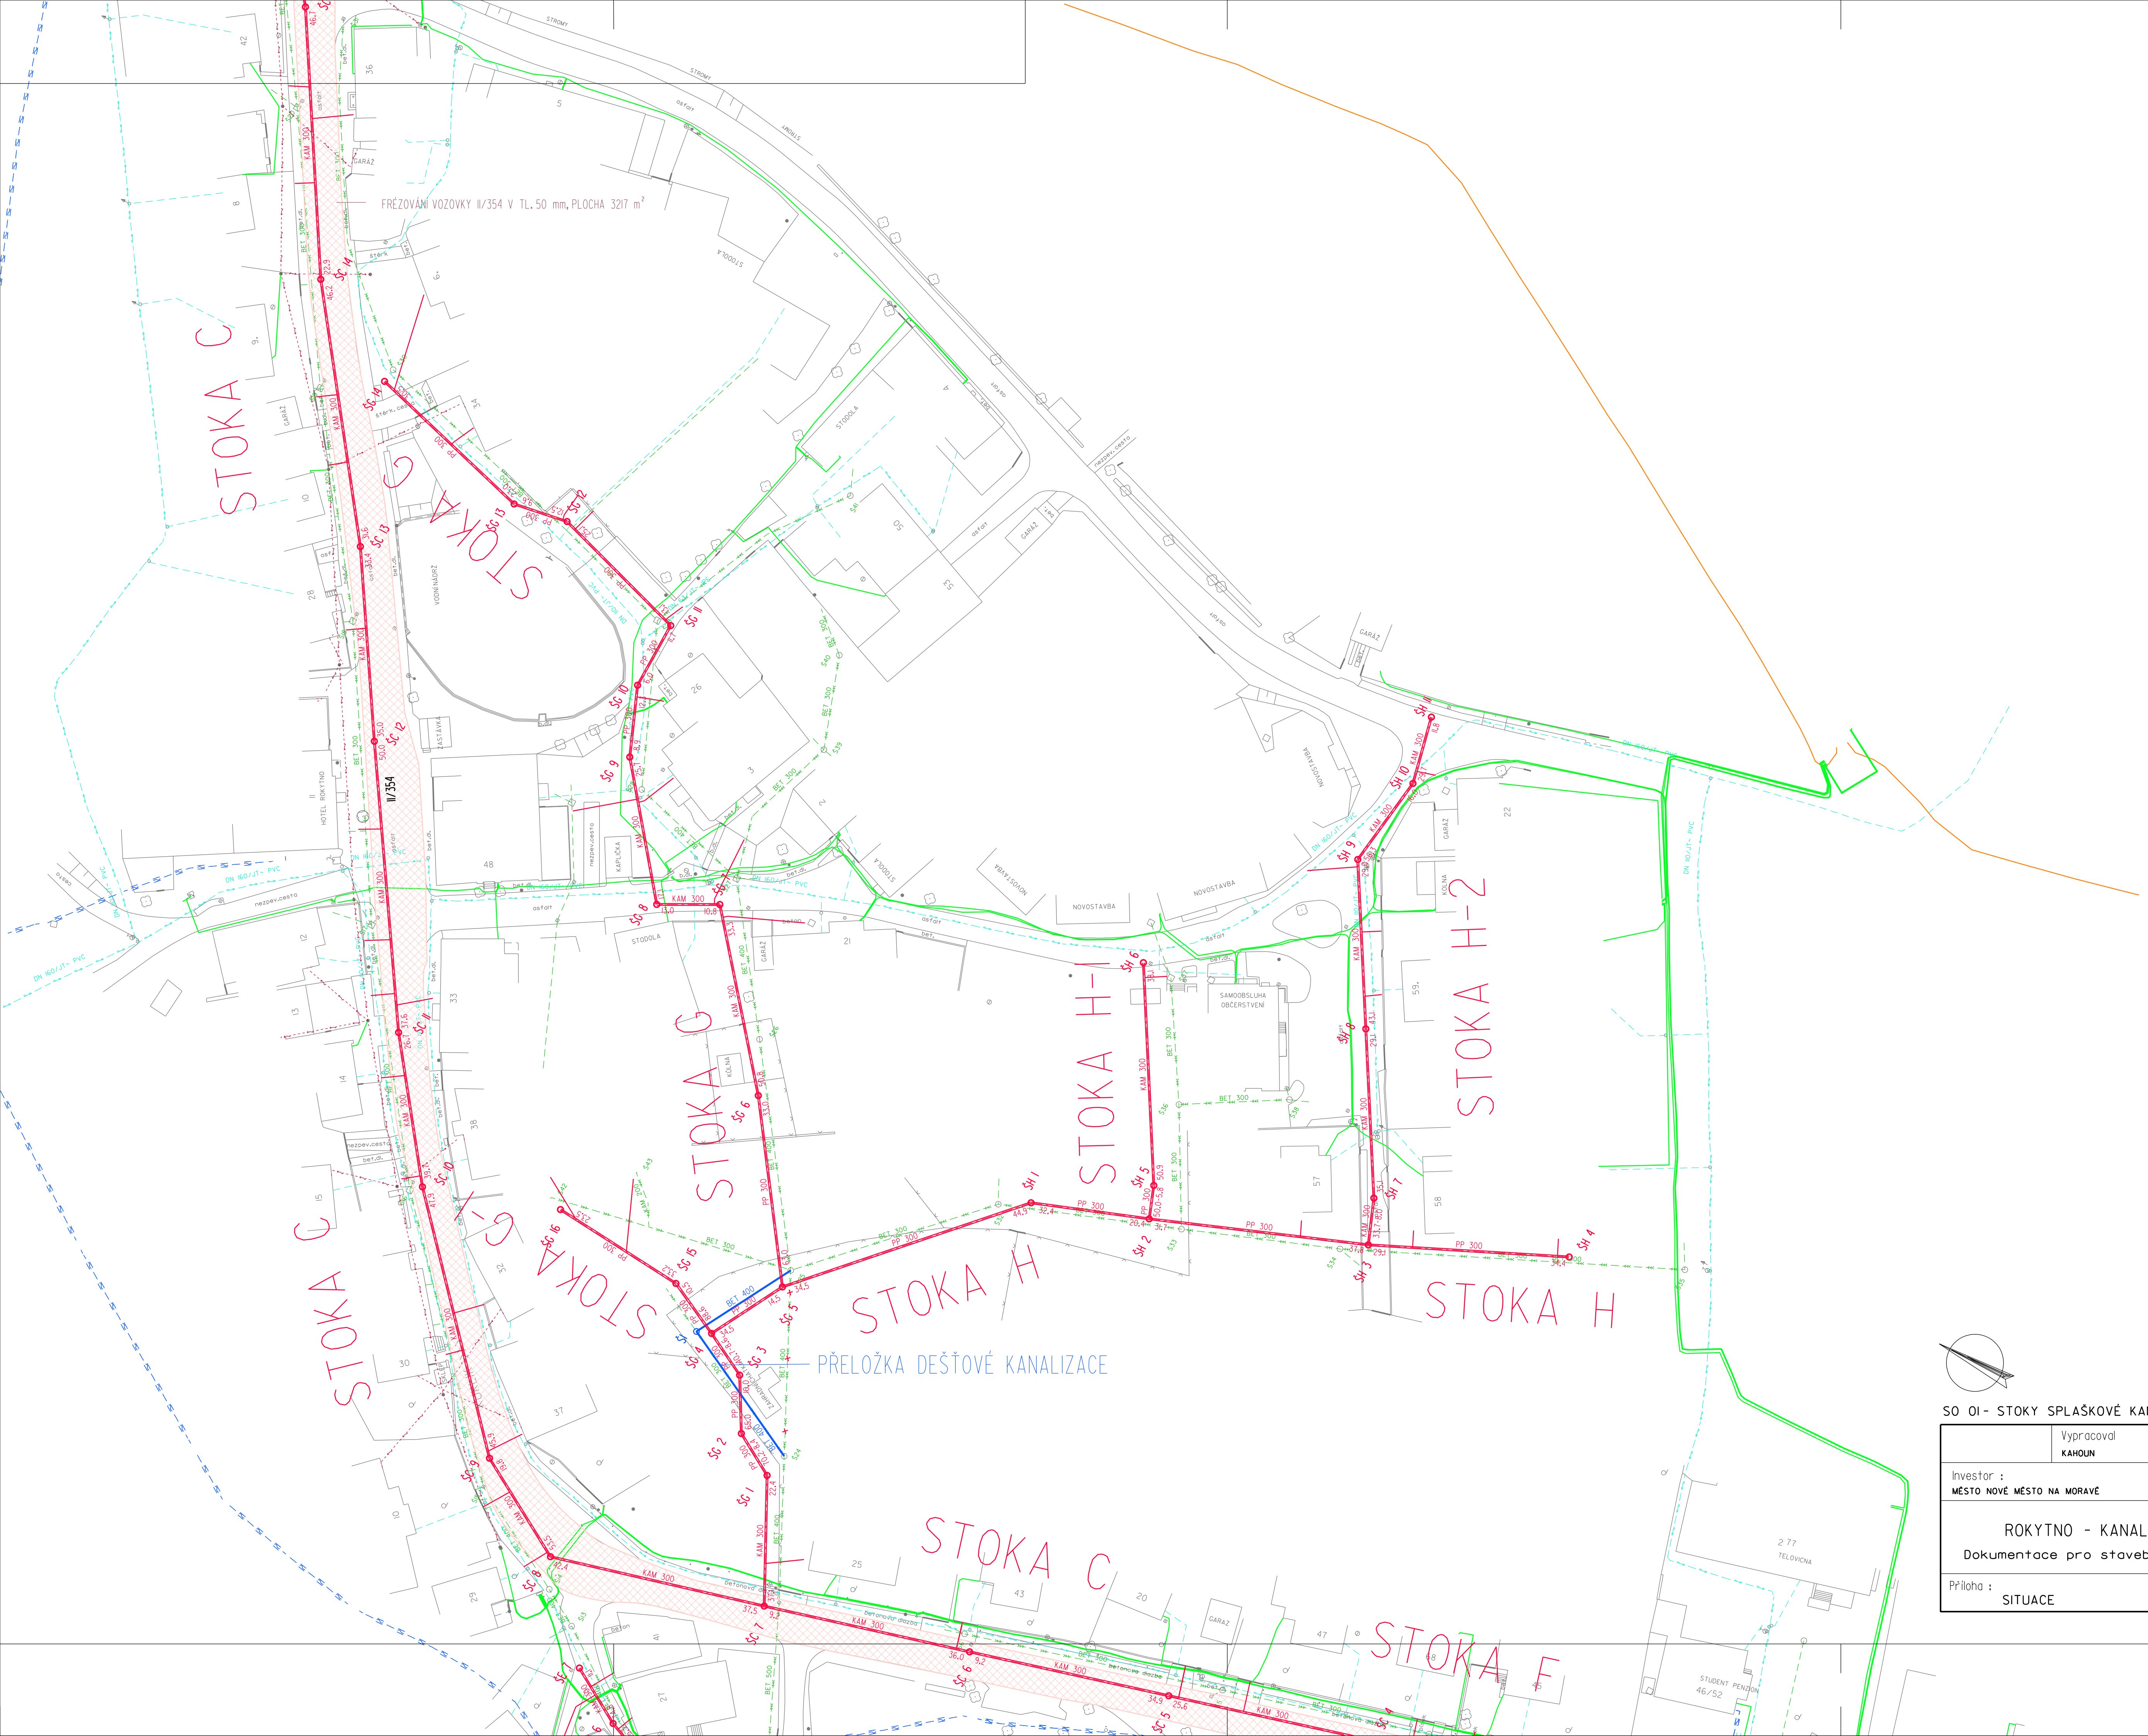


VÝPIS STOK		
STOKA	MAT./PROFIL	DĚLKA (m)
A	PP 300 SNIO	1691,9
	KAM 300	238,3
B	PP 300 SNIO	137,0
	KAM 300	79,4
C	KAM 300	562,4
	PP 300 SNIO	206,2
D	KAM 300	22,6
	PP 300 SNIO	69,2
E	PP 300 SNIO	27,7
	KAM 300	139,1
F	KAM 300	17,8
	PP 300 SNIO	163,7
G	KAM 300	92,2
	PP 300 SNIO	34,0
H	PP 300 SNIO	137,5
	PP 300 SNIO	5,8
H-1	KAM 300	38,1
	KAM 300	93,9
CELKEM		3756,8

- LEGENDA :
- SPLAŠKOVÁ KANALIZACE
 - PŘELOŽKA DEŠŤOVÉ KANALIZACE
 - KANALIZAČNÍ PŘÍPOJKA
 - STÁVAJÍCÍ SÍTĚ :
 - KANALIZACE
 - KANALIZAČNÍ PŘÍPOJKA
 - ZRUŠENÍ STÁVAJÍCÍ KANALIZACE
 - VODOVOD
 - VODOVODNÍ PŘÍPOJKA
 - TELEFONNÍ KABELY
 - EL. KABELY VN
 - EL. KABELY VN
 - NADZEMNÍ VEDENÍ NN

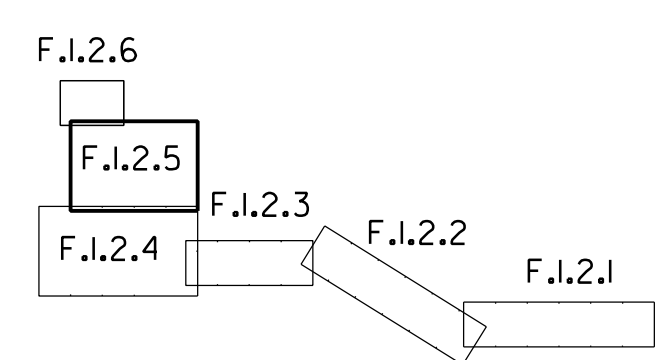

Průběh podzemních inženýrských sítí je zobrazen z podkladů správce sítí, před započítím zemních prací je průběh sítí nutné vyhledat detektorem.

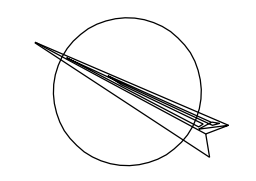

Souřadnicový systém JTSK
Výškový systém BPV

SO 01 - STOKY SPLAŠKOVÉ KANALIZACE		Vyracoval KAHOUN		Autorizovaný inženýr ING. NOVOTNÝ		AOA - CLEAN projektová společnost kancelář U DVORA II JIHLAVA	
Investor : MĚSTO NOVÉ MĚSTO NA MORAVĚ		Kraj : Vysočina		Datum		12/2011	
ROKYTNŮ - KANALIZACE		Dokumentace pro stavební povolení		Číslo zak.		2126	
Príloha : SITUACE		Měřítko : 1:500		Stupeň		DSP	
				Príloha č.:		F.I.2.5	