


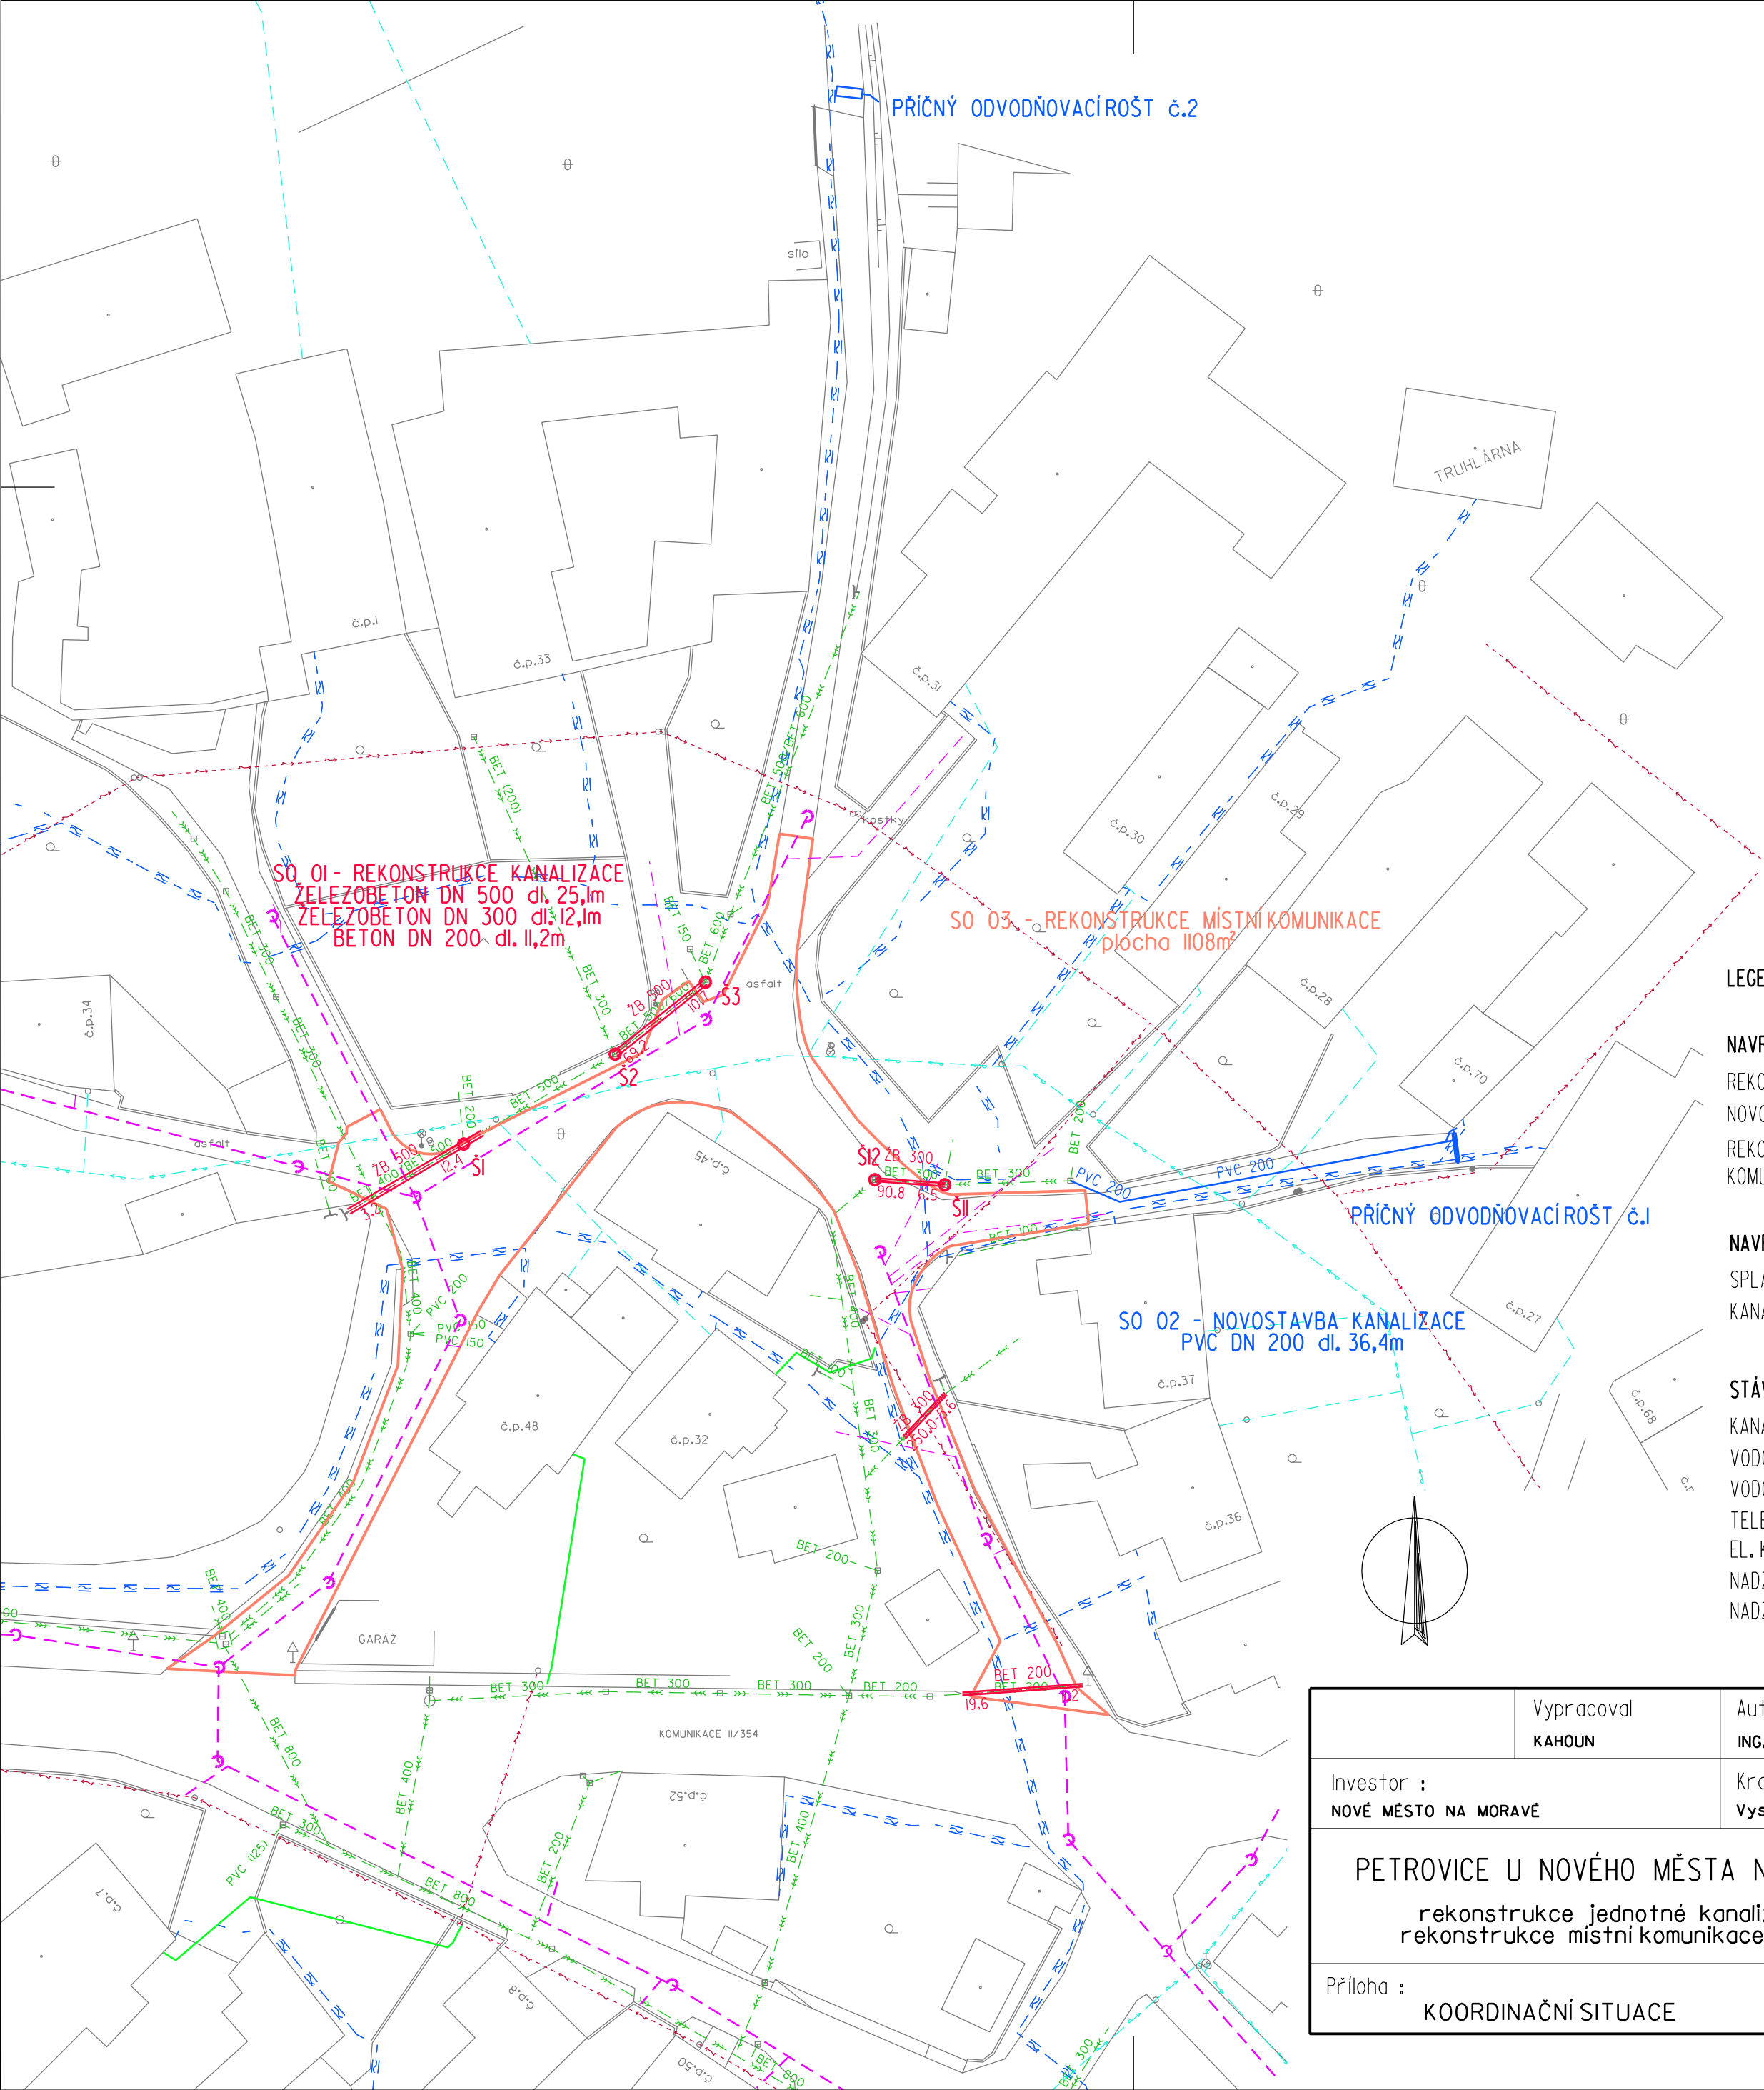

LEGENDA :

NAVRHOVANÉ SÍTĚ :

- REKONSTRUKCE KANALIZACE
- NOVOSTAVBA KANALIZACE
- REKONSTRUKCE MÍSTNÍ KOMUNIKACE

NAVRHOVANÉ SÍTĚ V RÁMCI JINÉ PD :

- SPLAŠKOVÁ KANALIZACE
- KANALIZAČNÍ PŘÍPOJKA

STÁVAJÍCÍ SÍTĚ :

- KANALIZACE - STÁVAJÍCÍ
- VODOVOD - STÁVAJÍCÍ
- VODOV. PŘÍPOJKA - STÁVAJÍCÍ
- TELEFONNÍ KABELY
- EL. KABELY NN
- NADZEMNÍ VEDENÍ VN
- NADZEMNÍ VEDENÍ NN

	Vypracoval KAHOUN	Autorizovaný inženýr ING. NOVOTNÝ	AQA - CLEAN projekční a geodetická kancelář U DVORA 11 JIHLAVA	
Investor : NOVÉ MĚSTO NA MORAVĚ	Kraj : Vysočina			
PETROVICE U NOVÉHO MĚSTA NA MORAVĚ rekonstrukce jednotné kanalizace a rekonstrukce místní komunikace, I. etapa			Datum	II/2015
			Číslo zak.	2304
			Stupeň	DPS
Příloha : KOORDINAČNÍ SITUACE			Měřítko : 1:500	Příloha č.: C.3