



U ŠOUPÁTKA
ŘEZ

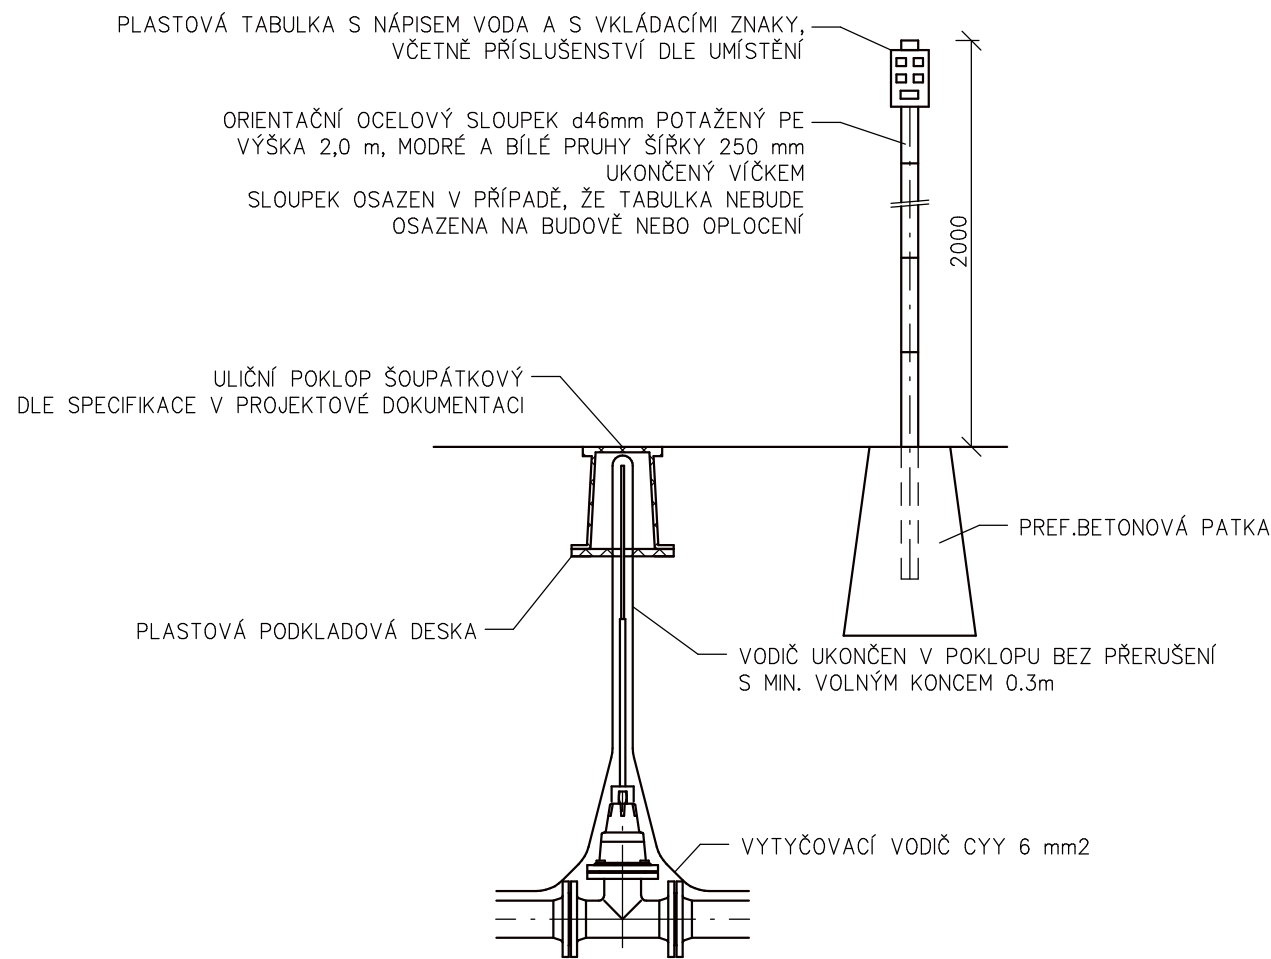

PŮDORYS

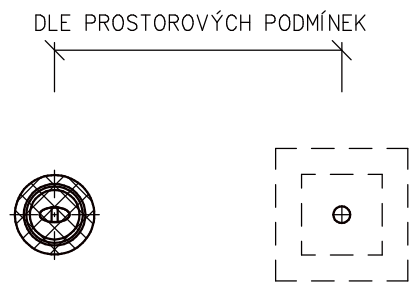

ROZMÍSTĚNÍ ZNAKŮ V TABULCE

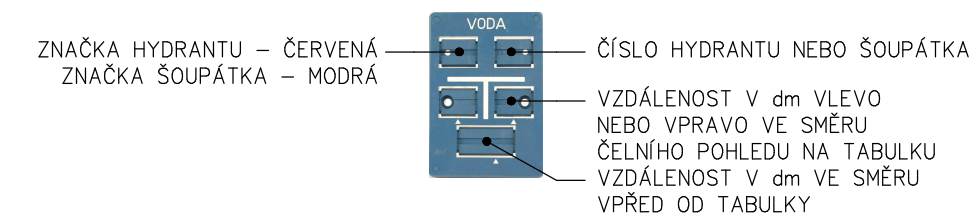



SCHÉMA OSAZENÍ ARMATUR

<div><div>STUDENTSKÁ 1133 591 01 ŽDĀR NAD SÁZAVOU tel: 566651192, 605407990 e-mail: blaha.stan@gmail.com</div></div>	ZODP.PROJEKTANT STANISLAV BLAHA IČO: 15261182			
	PROJEKTANT: STANISLAV BLAHA	AUTORIZACE:		PARÉ:
	STAVEBNÍK: SVAZ VODOVODŮ A KANALIZACÍ ŽDĀRSKO, VODÁRENSKÁ 2, 591 01 ŽDĀR NAD SÁZAVOU	IČO:	43383513	
	MÍSTO STAVBY: NOVÉ MĚSTO NA MORAVĚ			
	KRAJ: VYSOČINA			
NÁZEV AKCE: NOVÉ MĚSTO NA MORAVĚ - REKONSTRUKCE VODOVODU A KANALIZACE UL. SMETANOVA			FORMÁT: 2 A4	
ČÁST: D. DOKUMENTACE LINOVÉ STAVBY			DATUM: 01/2022	
			STUPEŇ: DPS	
STAVEBNÍ OBJEKT: D.1 VODOVOD			ZAKÁZKA: 2021/BI/40	
OBSAH: OSAZENÍ ARMATUR VE ZPEVNĚNÉM TERÉNU			MĚŘÍTKO: 1 : 20	
			REVIZE: -	
			VÝKRES Č.: D.17	