

SITUACE DRENÁŽÍ TRÉNINKOVÉHO HŘIŠTĚ


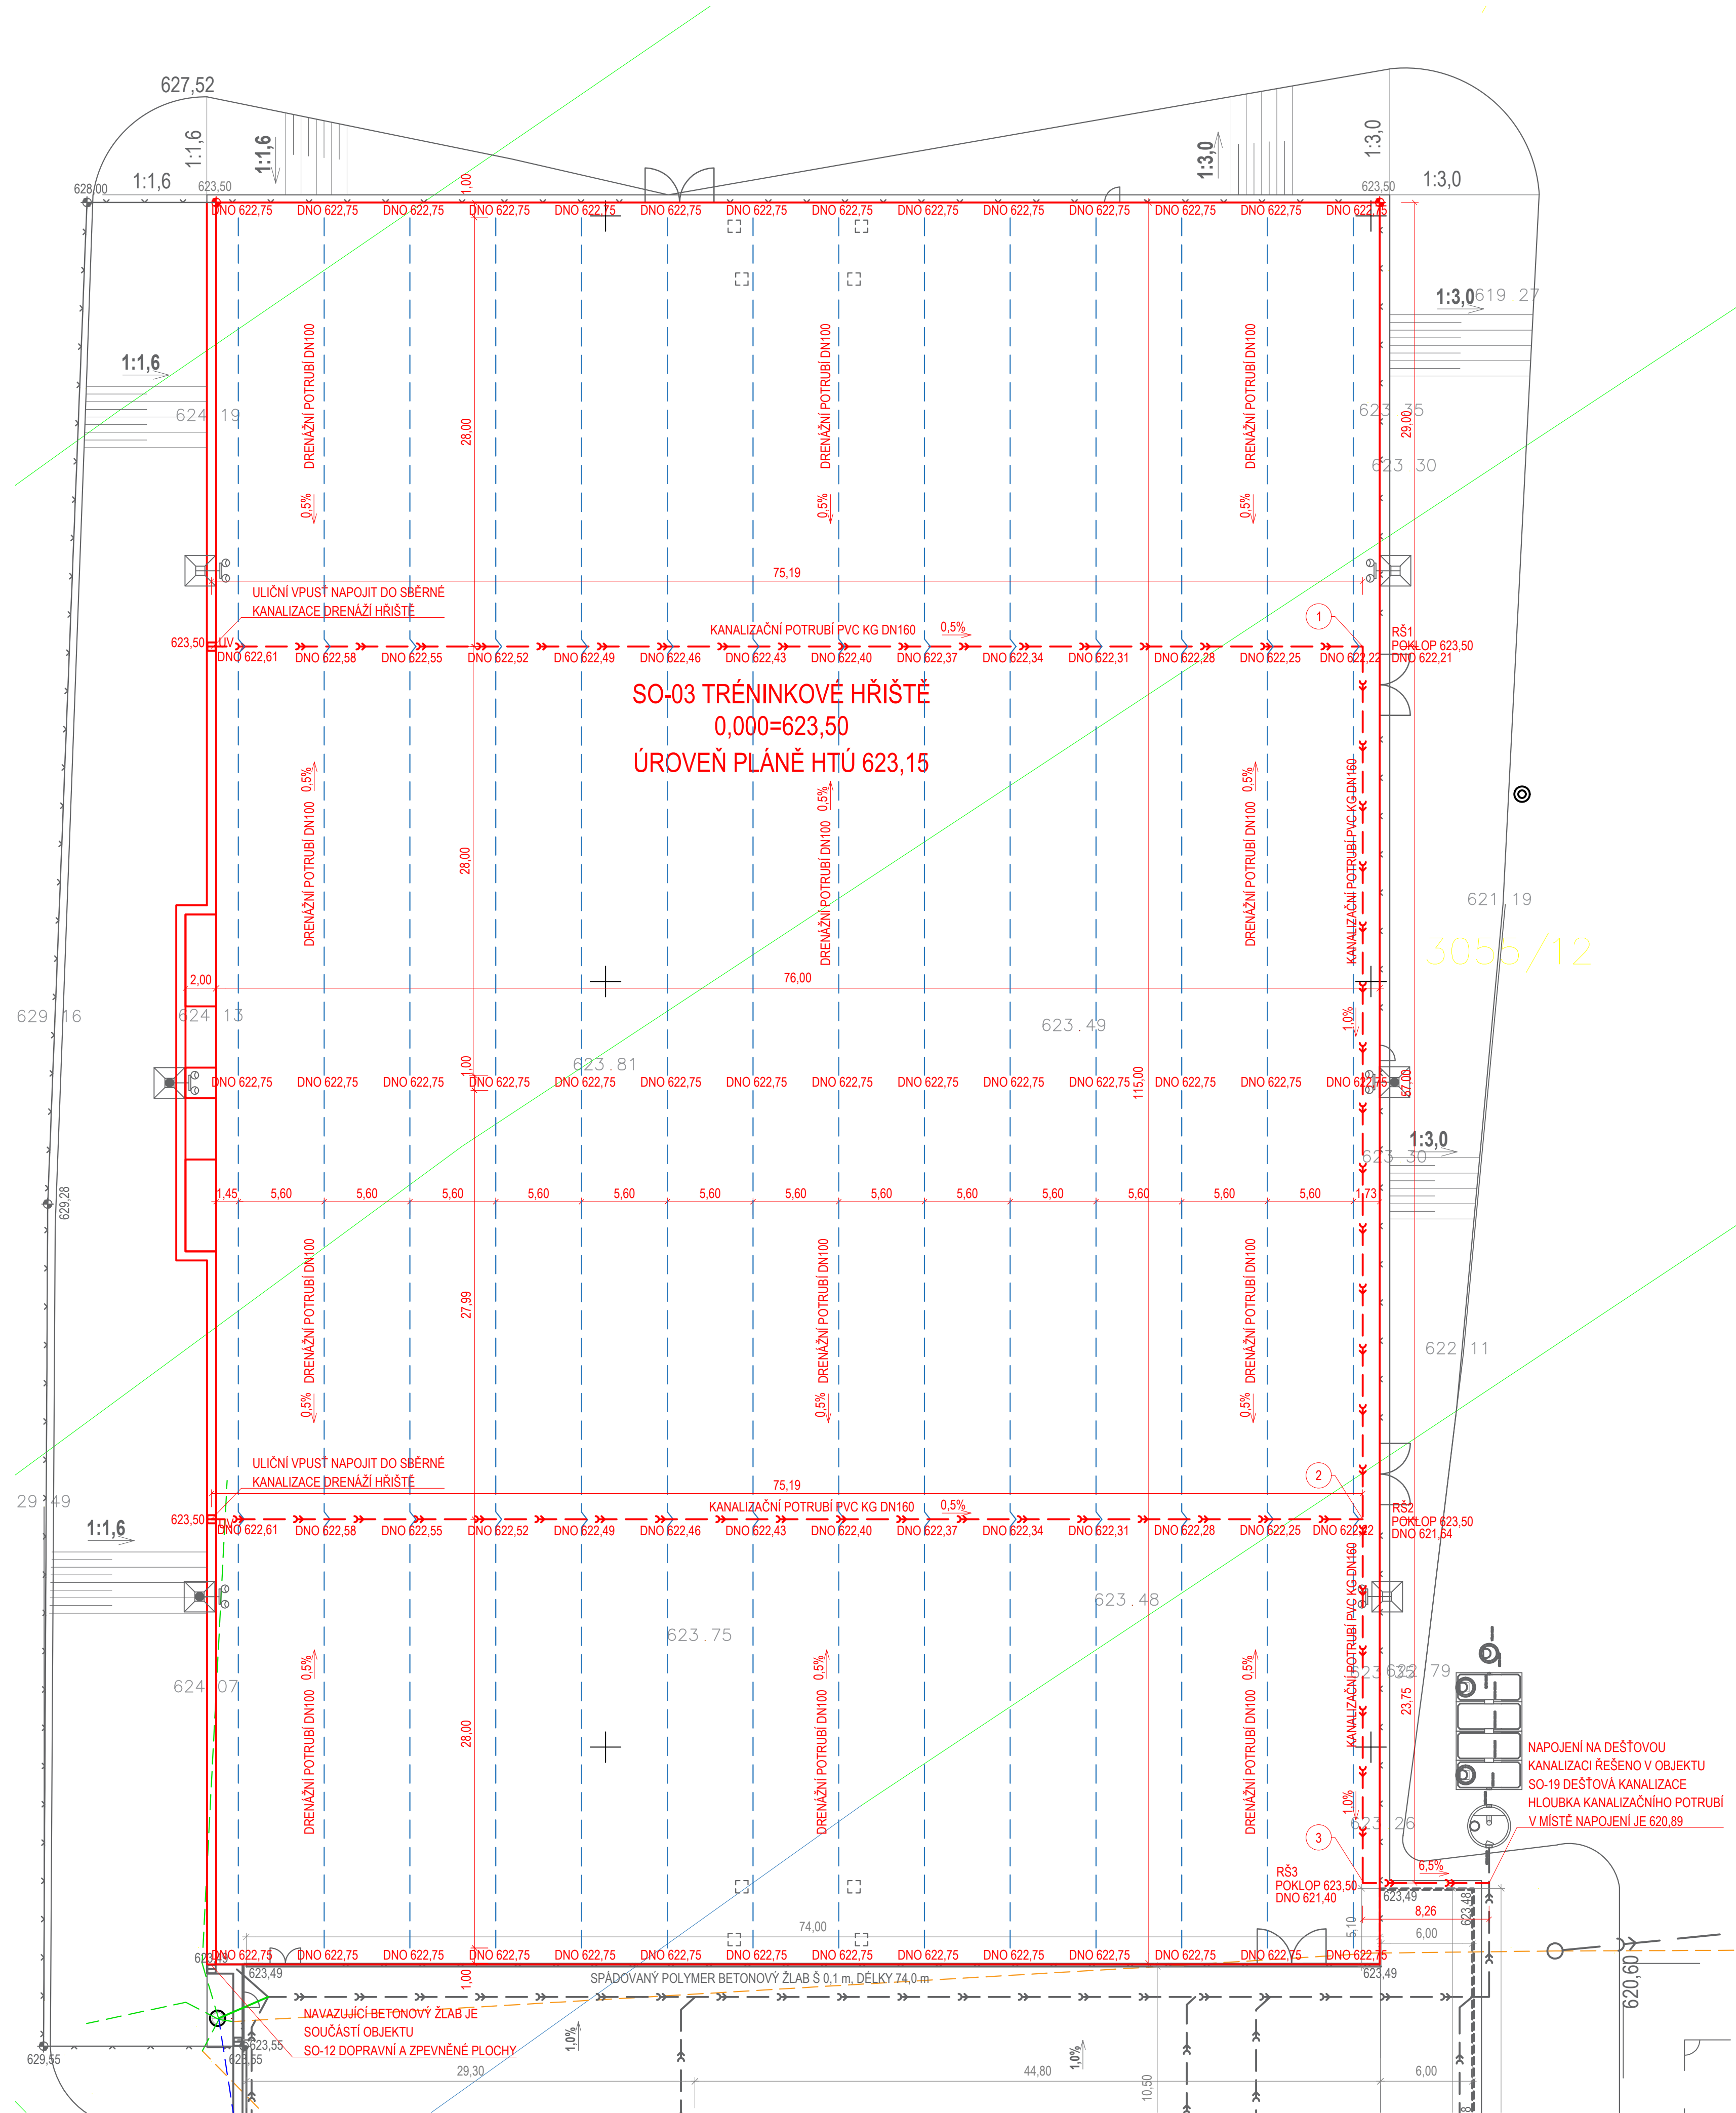


SCHÉMA ULOŽENÍ DRENÁŽE

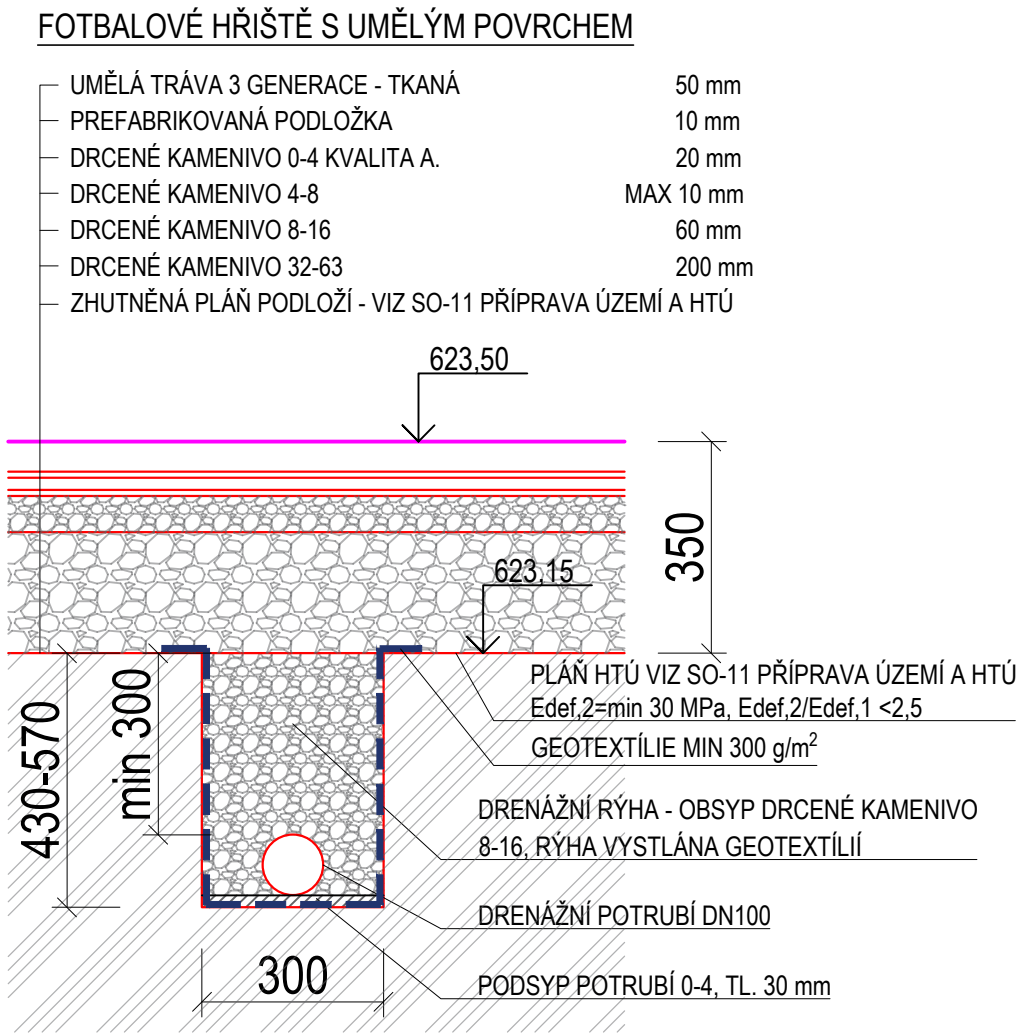

LEGENDA ZNAČEK	
OZN.	POPIS
	HRANICE DLE KN
1703/4	ČÍSLO PARCEL
	NAVŘZENÉ OPLOCENÍ VIZ SO-04 OPLOCENÍ
	STOŽÁR - OSVĚTLENÍ HŘIŠTĚ VIZ PS-02 OSVĚTLENÍ TRÉNINKOVÉHO HŘIŠTĚ
UV	ULIČNÍ VPUST
RŠ	REVIZNÍ ŠACHTA DN 425 - NA VÍKO BUDE NALEPEN UMĚLÝ TRÁVNÍK
	STÁVAJÍCÍ DRENÁŽNÍ POTRUBÍ VIZ SO-27 DRENÁŽE
	RUŠENÉ DRENÁŽNÍ POTRUBÍ VIZ SO-27 DRENÁŽE
	NAVŘZENÉ DRENÁŽNÍ POTRUBÍ - DRENÁŽNÍ POTRUBÍ DN100
	NAVŘZENÉ SVODNÉ POTRUBÍ DRENÁŽÍ - PVC KG DN 160

VÝKAZ VÝMĚR	
PLOCHA K ODDRENÁŽOVÁNÍ	8 890 m ²
DRENÁŽNÍ PERFOROVANÉ POTRUBÍ DN 100 SN8	1 576 m
KANALIZAČNÍ POTRUBÍ KG DN 160 SN8	239 m

LEGENDA ODKAZŮ	
1	REVIZNÍ ŠACHTA RŠ1 DN 425 HLOUBKY 1,29 m S PLASTOVÝM POKLOPEM PŘELEPENÝM UMĚLÝM POVRCHEM DNO PRŮTOČNÉ 90° DN425/160 - 1 KS
2	REVIZNÍ ŠACHTA RŠ2 DN 425 HLOUBKY 1,86 m S PLASTOVÝM POKLOPEM PŘELEPENÝM UMĚLÝM POVRCHEM DNO PRŮTOČNÉ PŘÍMÉ DN425/160, NAVRÁVKOU BUDE PŘIPOJENO SVODNÉ POTRUBÍ ZE 2. POLOVINY HŘIŠTĚ - HLOUBKA DLA PŘIPOJOVACÍHO POTRUBÍ V MÍSTĚ NAPOJENÍ 622.20 - 1 KS
3	REVIZNÍ ŠACHTA RŠ3 DN 425 HLOUBKY 2,10 m S PLASTOVÝM POKLOPEM PŘELEPENÝM UMĚLÝM POVRCHEM DNO PRŮTOČNÉ 90° DN425/160 - 1 KS

SOUŘADNICOVÝ SYSTÉM - JTSK
VÝŠKOVÝ SYSTÉM - Bp
0,000 = 623.50 m n.m. - SO-03 TRÉNINKOVÉ HŘIŠTĚ

		GREMIS, s.r.o. Jihlavská 230 594 01 Velké Meziříčí IČ: 00294900 DIČ: CZ00294900 tel.: 566 523 751 PROVOZOVNA Jamská 2486B 591 01 Zám nad Sázavou		OTISK AUTORIZAČNÍHO RAZÍTKA
HLAVNÍ ING. PROJEKTU:	Ing. Vítězslav Gregar	E-MAIL: v.gregar@gremis.cz	TEL: 566 523 394	
ZODPOVĚDNÝ PROJEKTANT:	Ing. Vítězslav Gregar	E-MAIL: v.gregar@gremis.cz	TEL: 566 523 394	
VYPRACOVAL:	Ing. Radek Frúkal	E-MAIL: f.frukai@gremis.cz	TEL: 566 523 494	
INVESTOR: MĚSTO NOVÉ MĚSTO NA MORAVĚ, VRATISLAVOVO NÁM. 103, 592 31 NOVÉ MĚSTO NA MORAVĚ, IČ: 00294900				
OBEC:	NOVÉ MĚSTO NA MORAVĚ	KRAJ:	VYSOČINA	KRAJ. ÚŘAD: KRAJSKÝ ÚŘAD KRAJE VYSOČINA, JIHLAVA
KAT. ÚZEMÍ:	NOVÉ MĚSTO NA MORAVĚ	OKRES:	ZOÁR NAD SÁZAVOU	STAV. ÚŘAD: NOVÉ MĚSTO NA MORAVĚ
NÁZEV AKCE: FOTBALOVÁ HŘIŠTĚ VLACHOVICKÁ, NOVÉ MĚSTO NA MORAVĚ				
NÁZEV VÝKRESU: SITUACE DRENÁŽÍ TRÉNINKOVÉHO HŘIŠTĚ		STUPEŇ: ZSPD+DPS	DATUM: KVĚTEN 2024	PARE:
ODDĚL:	D.1 INŽENÝRSKÉ OBJEKTY	MĚŘÍTKO: 1:250	ČÍSLO VÝKRESU: 02	ČÍSLO ZAKÁZKY: 605
OBJEKT:	SO-03 TRÉNINKOVÉ HŘIŠTĚ			