



VSakovací objekt 3


PODÉLNÝ ŘEZ

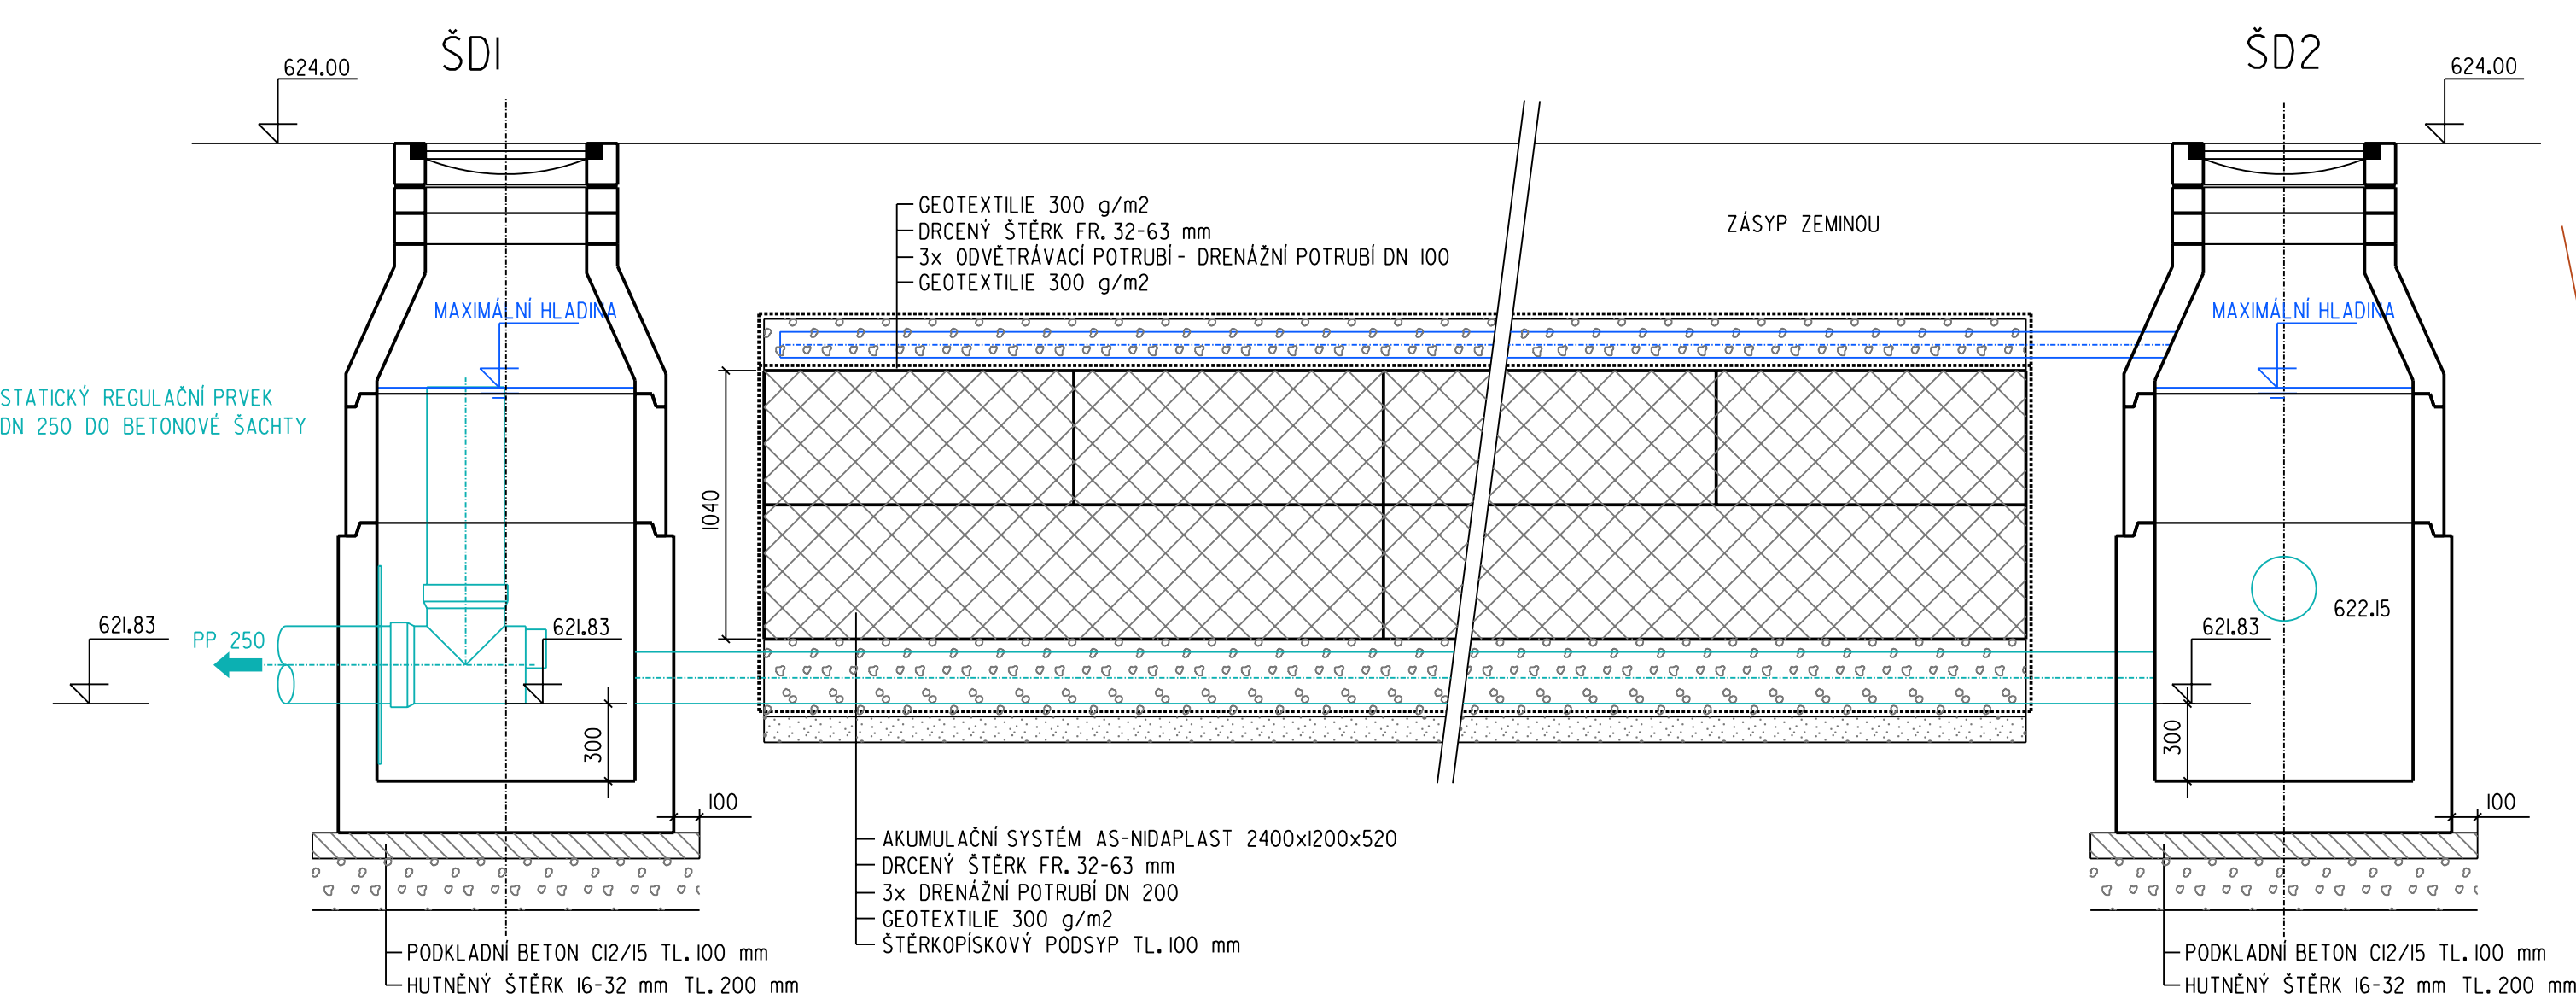

PŘÍČNÝ ŘEZ

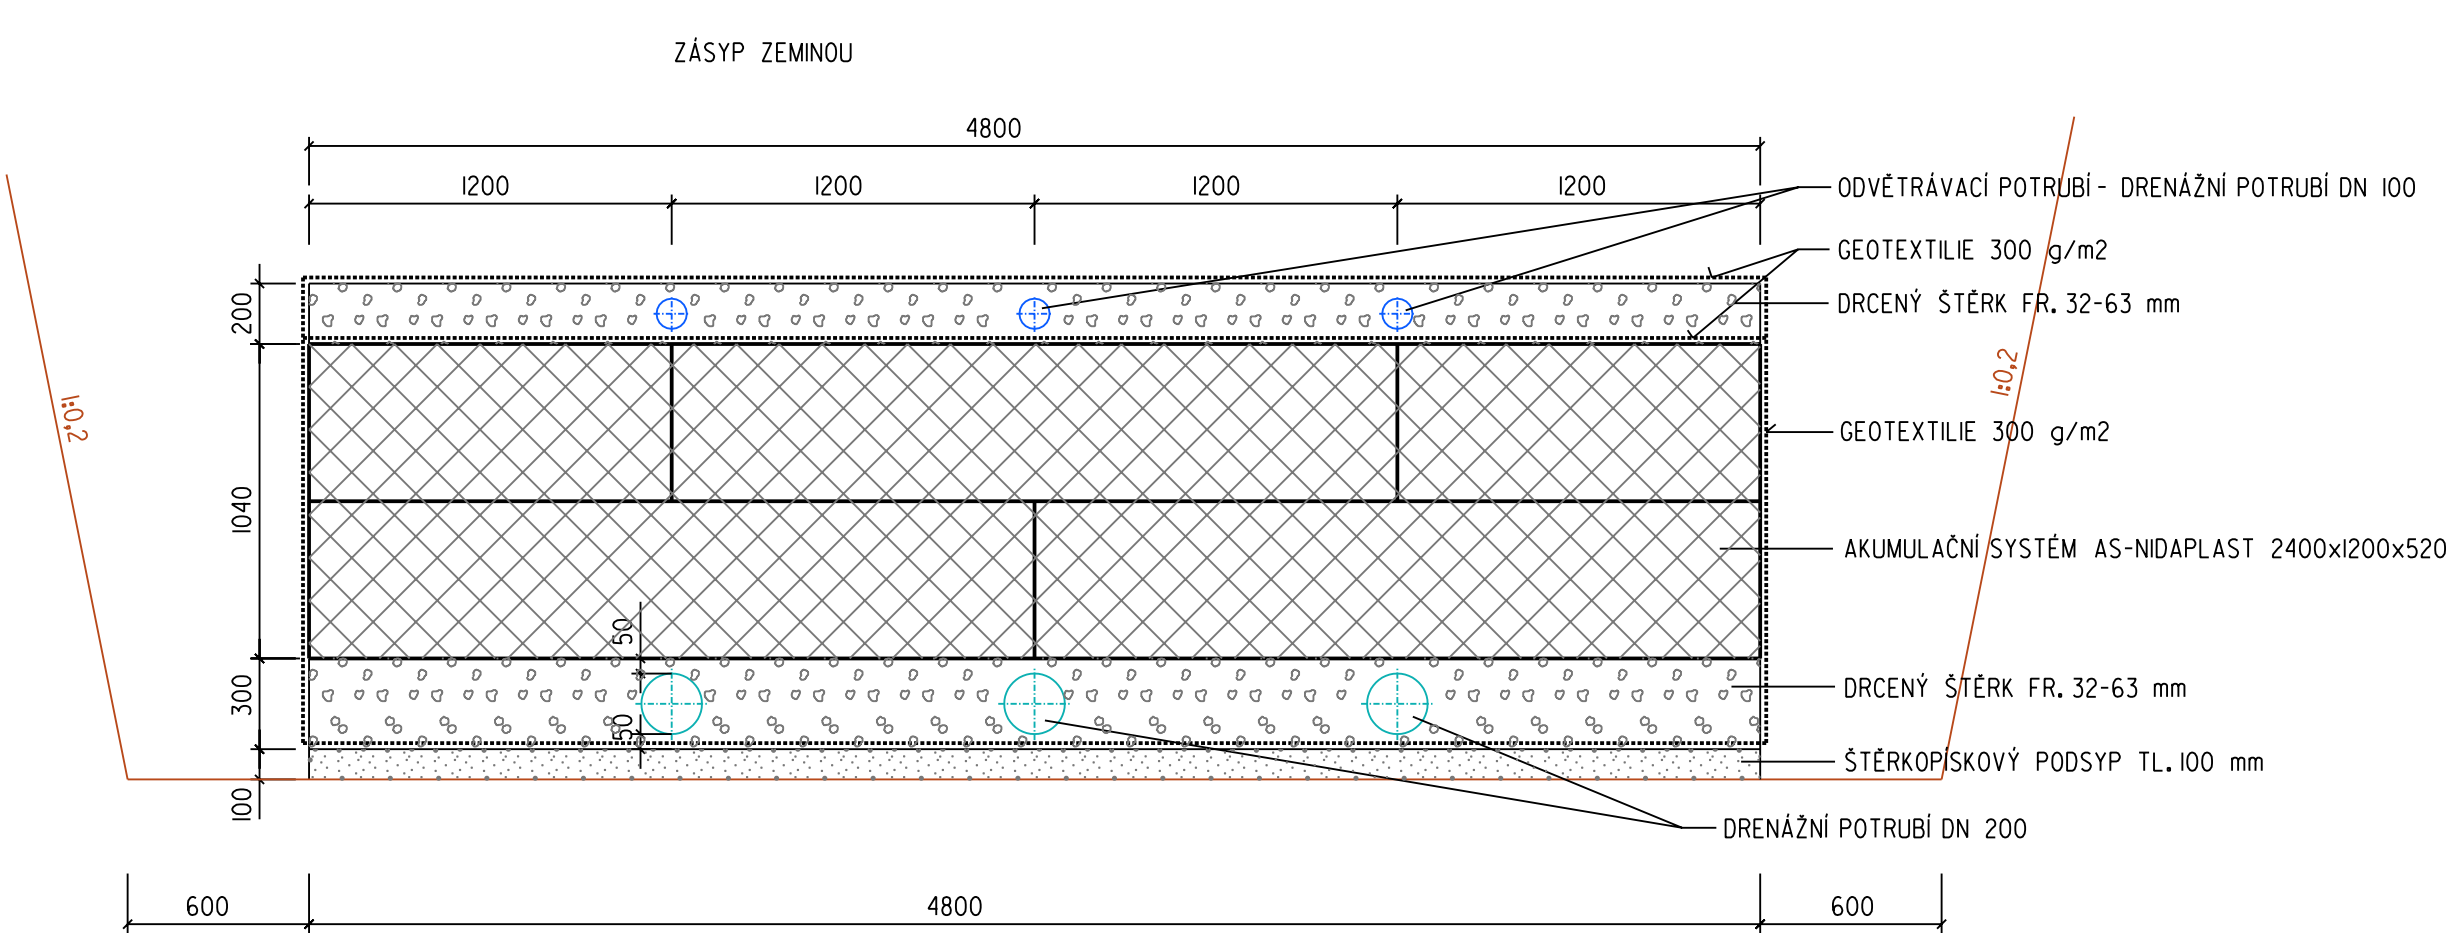

PŮDORYS

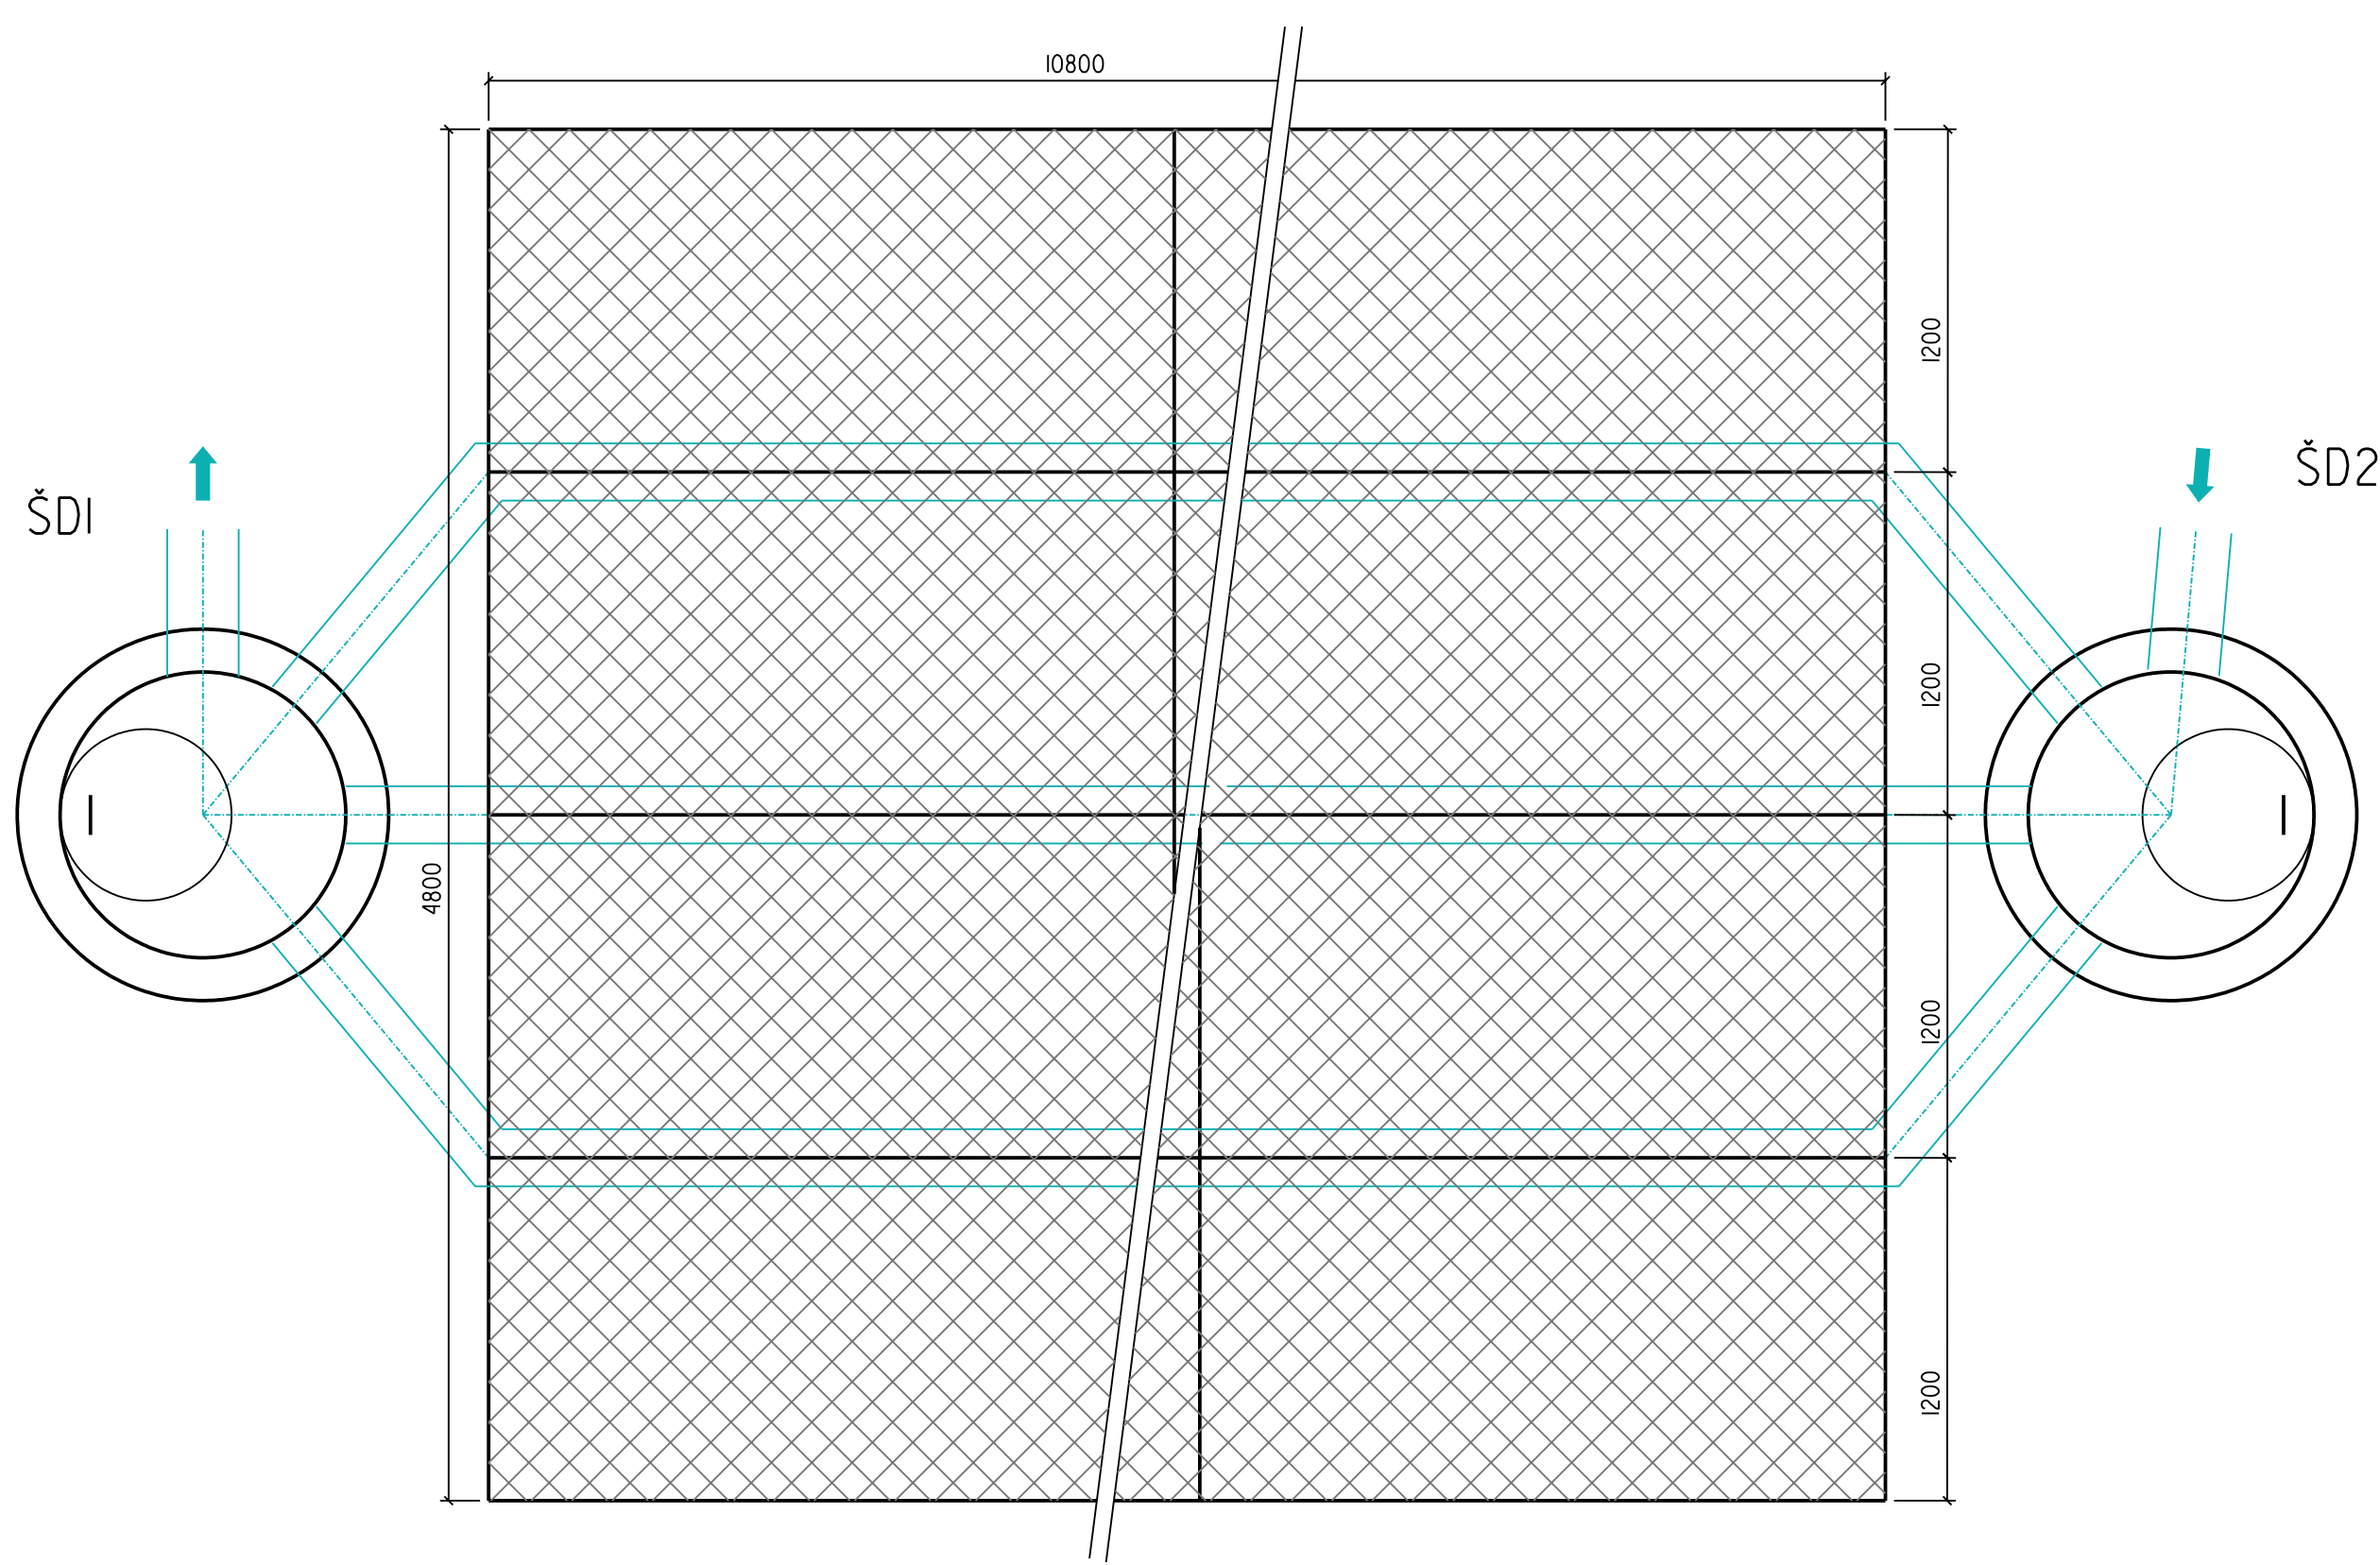

VSakovací systém s bloky AS-NIDAPLAST s regulovaným odtokem a bezpečnostním přepadem

RETENČNÍ OBJEM VSAKOVACÍHO SYSTÉMU BUDE 51m³

| | | | |
|--|--|--------------------------------------|----------------------|
| SO 304 Dešťová kanalizace | | | |
| Vpracoval ŽOUDLÍK | | Autorizovaný inženýr ING. NOVOTNÝ | |
| Investor : Město Nové Město Na Moravě | | Kraj : Vysočina | |
| Nové Město na Moravě Centrum služeb a řemesel ul. Soškova | | Datum | 07/2019 |
| | | Číslo zak. | 2467 |
| | | Stupeň | DPS |
| Příloha : Vsařovací objekt 3 | | Měřítko : 1:25 | Příloha č.: D.2.9 |