

K této dokumentaci bylo vydáno stanovisko  
GridServices, s.r.o.: 24-05-2019  
číslo 1934513


GridServices, s.r.o.  
Plynárenská 499/1  
Zábřovice  
602 00 Brno  
IČ: 27935311, DIČ: CZ27935311

-15-  
Toto razítko slouží pouze k identifikaci předložené  
dokumentace a nelze jej považovat za nápis elektronický.



Výpracoval ZADUDLIK		Autorizovaný technik DRTINA		AOA - CLEAN projektová a geodetická kancelář U DVDRA 11 JIHLAVA			
Investor : Město Nové Město Na Moravě		Kraj : Vysočina					
Nové Město na Moravě Centrum služeb a řemesel ul. Soškova SO 501 STL plynovod							
					Datum		12/2018
					Číslo zak.		2467
Stupeň					DUR		
Příloha : SITUACE KN					Měřítko : 1:1000		
					Příloha č.: D.6.2		

Tisk: 07.01.2019

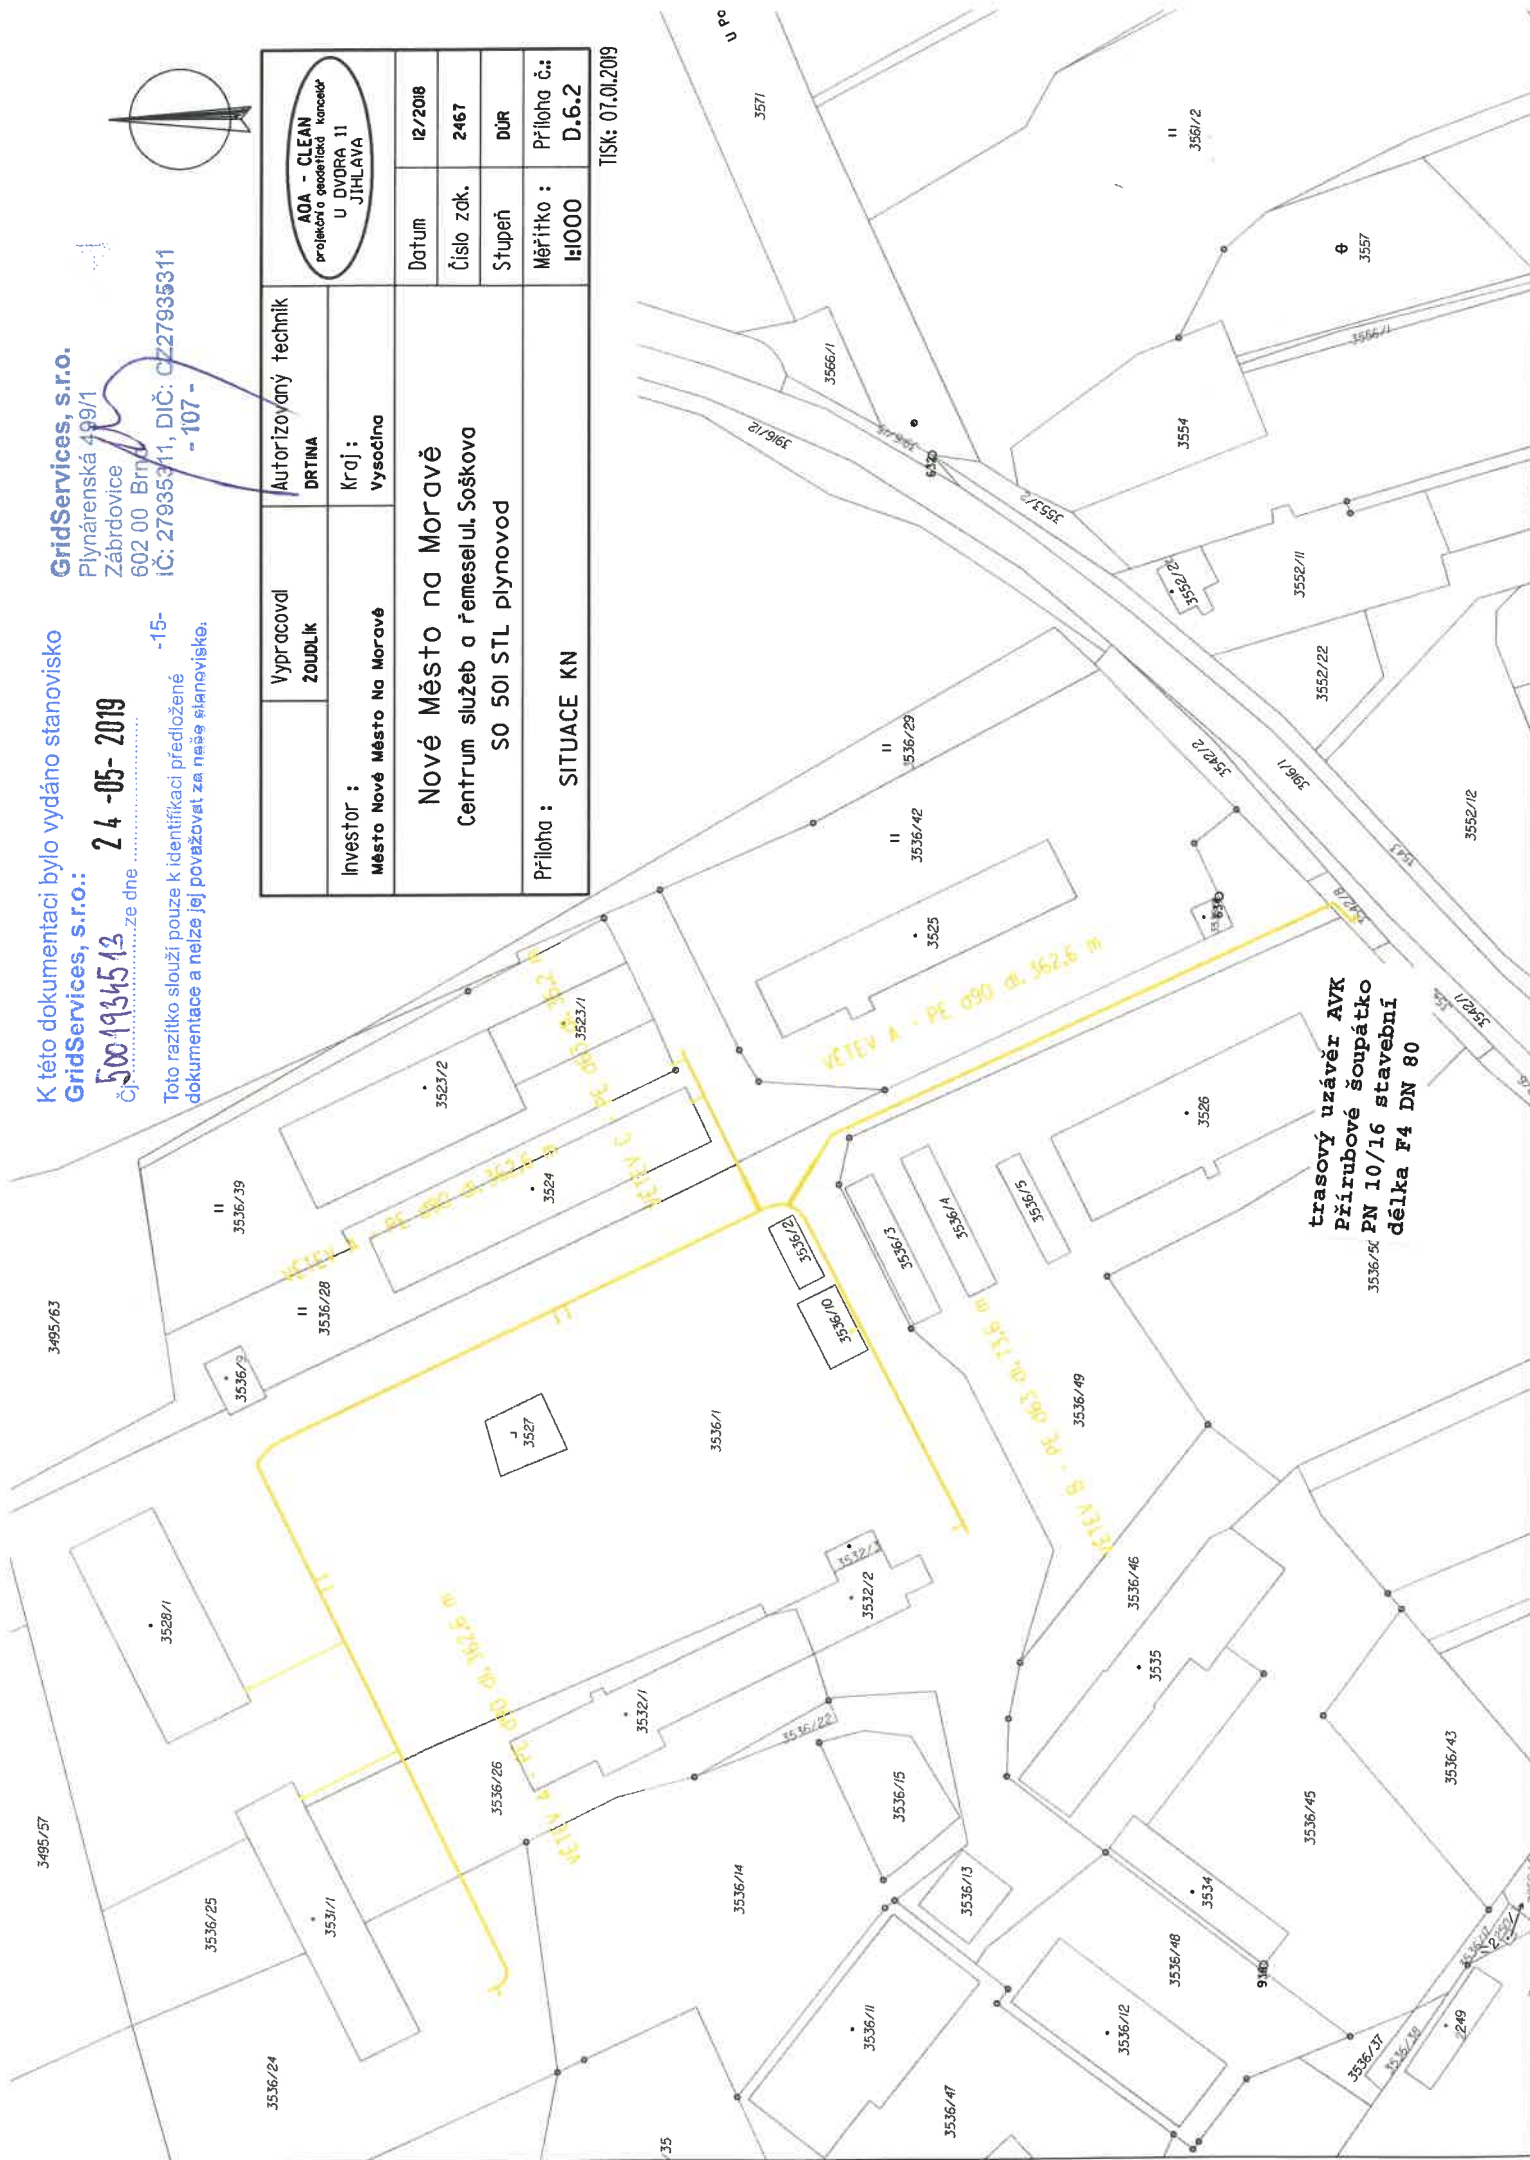

Toto razítko slouží pouze k identifikaci předložené dokumentace a nelze jej považovat za náše stanovisko:

002 00 0110  
IČ: 2793531, DIČ: CZ27935311  
107 -

[illegible]

Průběh podzemních inženýrských sítí je zobrazen z podkladů správců sítí, před zpočetním zemních prací je průběh sítí nutně vyhledat detektorem.

[illegible]