




PŮDORYS

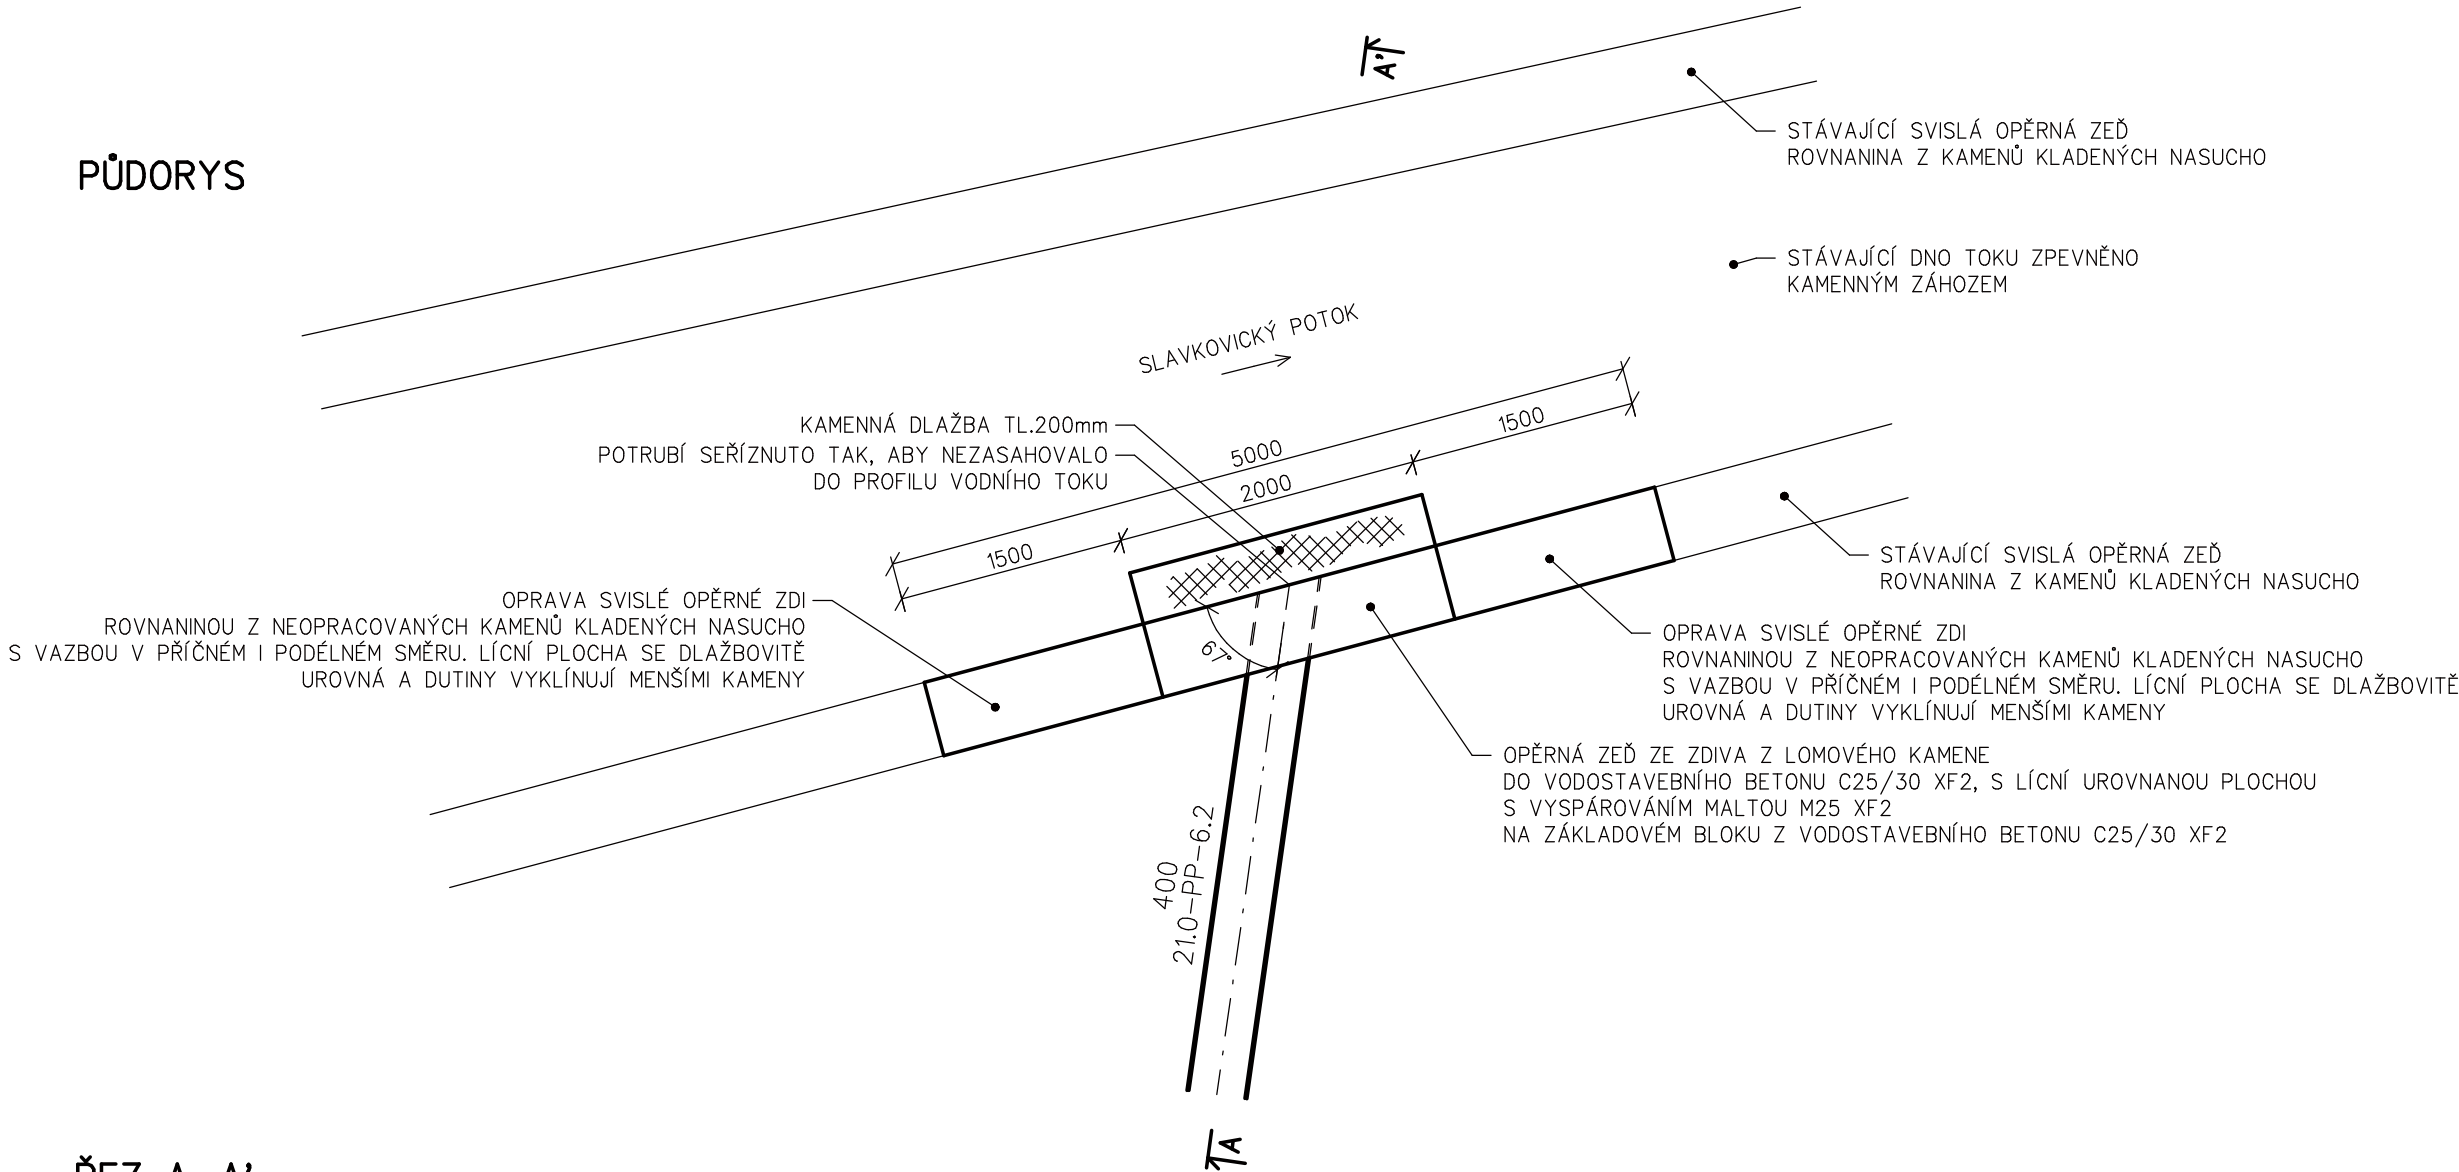

ŘEZ A-A'

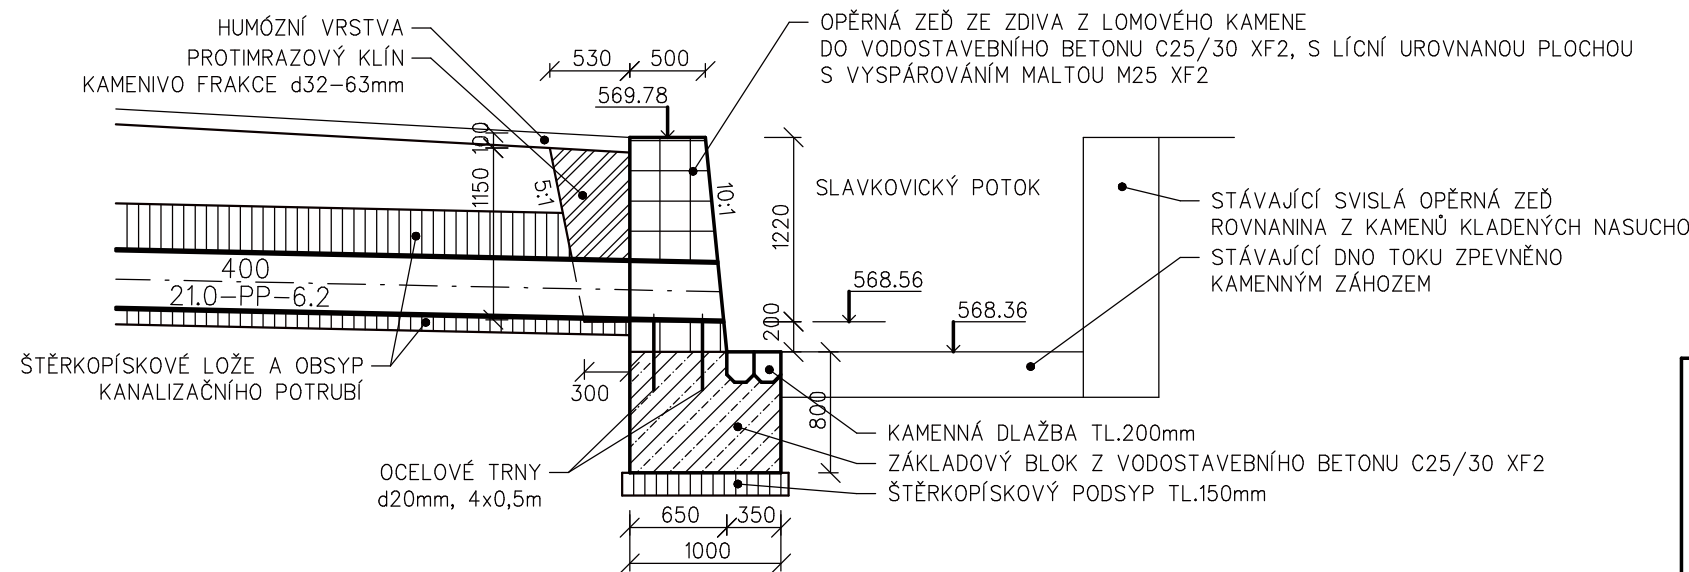

GENERÁLNÍ PROJEKTANT:	ZODP.PROJEKTANT	STANISLAV BLAHA IČO: 15261182	AUTORIZACE:	PARÉ:
 STUDENTSKÁ 1133 591 01 ŽDĚR NAD SÁZAVOU tel: 566651192, 605407990 e-mail: blaha.stan@gmail.com	PROJEKTANT:	STANISLAV BLAHA		
	STAVEBNÍK:	MĚSTO NOVÉ MĚSTO NA MORAVĚ, VRATISLAVOVO NÁM. 103, 592 31 NOVÉ MĚSTO NA MORAVĚ	IČO:	00294900
	MÍSTO STAVBY:	SLAVKOVICE		
	KRAJ:	VYSOČINA		
NÁZEV AKCE:	SLAVKOVICE - REKONSTRUKCE KANALIZACE			FORMÁT: 2 A4 DATUM: 10/2017 STUPEŇ: DPS ZAKÁZKA: 201-P-2017 MĚŘÍTKO: 1 : 50
ČÁST:	D. DOKUMENTACE INŽENÝRSKÉHO OBJEKTU			REVIZE: -
STAVEBNÍ OBJEKT:	SO 01 KANALIZACE			VÝKRES Č.: D.1.4
OBSAH:	VÝUSTNÍ OBJEKT			