


DATOVÉ ROZVODY

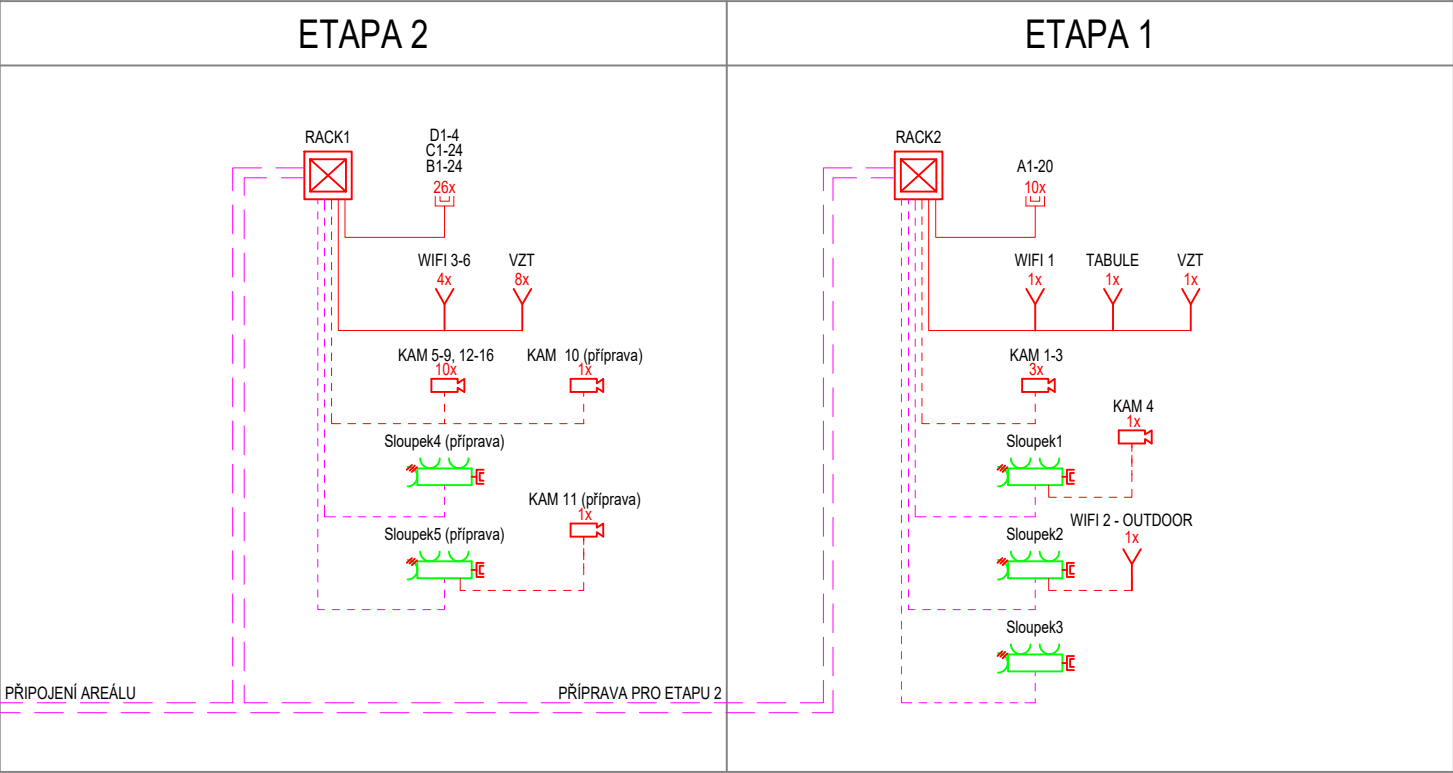


LEGENDA


- Podlahová krabice (floorbox)
- Vývod ukončený konektorem RJ45 pro AP
- Datová dvojzásuvka
- Venkovní IP kamera
- Elektromechanický zámek
- Elektronický zámek
- Parapetní kanál
- Žlab 250/50
- Stoupací vedení
- Klesající vedení
- Klávesnice se signalizací odjištěno/zajištěno
- Bezkontaktní čtečka karet

Datový kabel UTP CAT 5eDatový kabel FTP venkovní CAT 5eKabel CYKY-J 3x1,5Kabel FTP 5eOptický kabelKabel JYTY 2x1Datový rozvaděč, RACKÚstředna EZSZdroj 12 V / DCEl. sloupek, 2x zásuvka 230 V, 1x zásuvka 400 V, 1x datová dvojzásuvka
Obsahuje 10portový switch (7x reverzní PoE vstup, 1x PoE výstup, 2x SFP+ port)Reproduktor - specifikace v půdorysuRozhlasová ústředna s internetovým rádiem, vč. přepážkového mikrofonuReproduktorový kabel 2x1,5 pro 100 V rozvodyStíněný signálový kabel XLR / XLR pro připojení mikrofonu

EZS - PŘÍSTUPOVÝ SYSTÉM

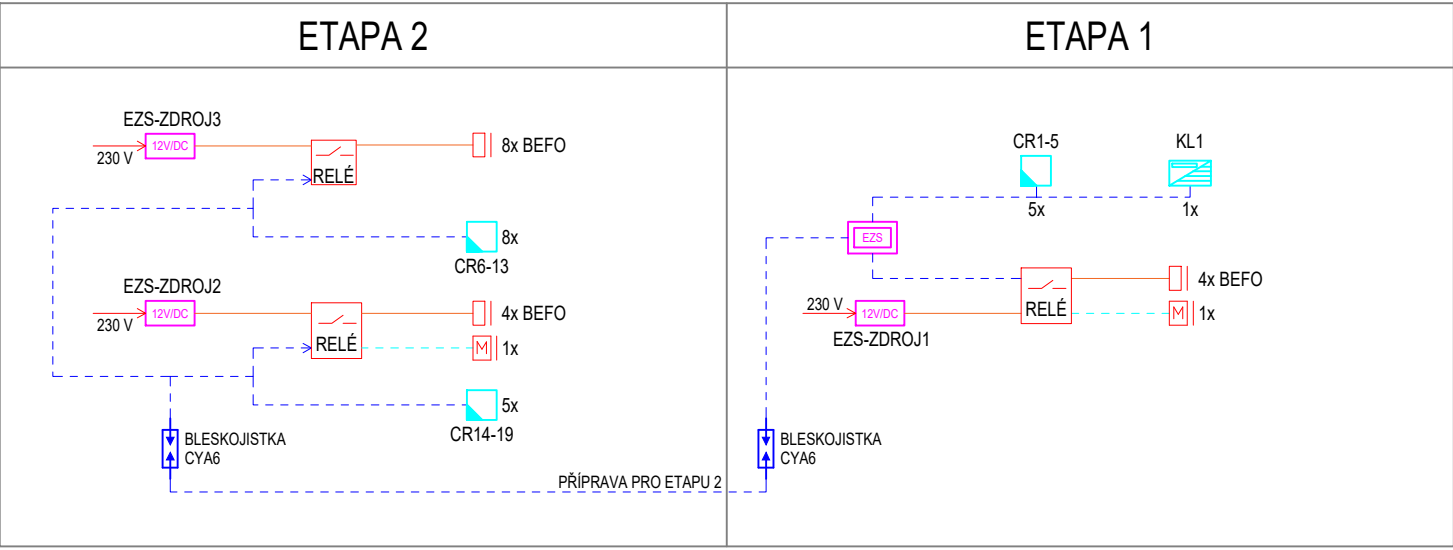

OZVUČENÍ AREÁLU

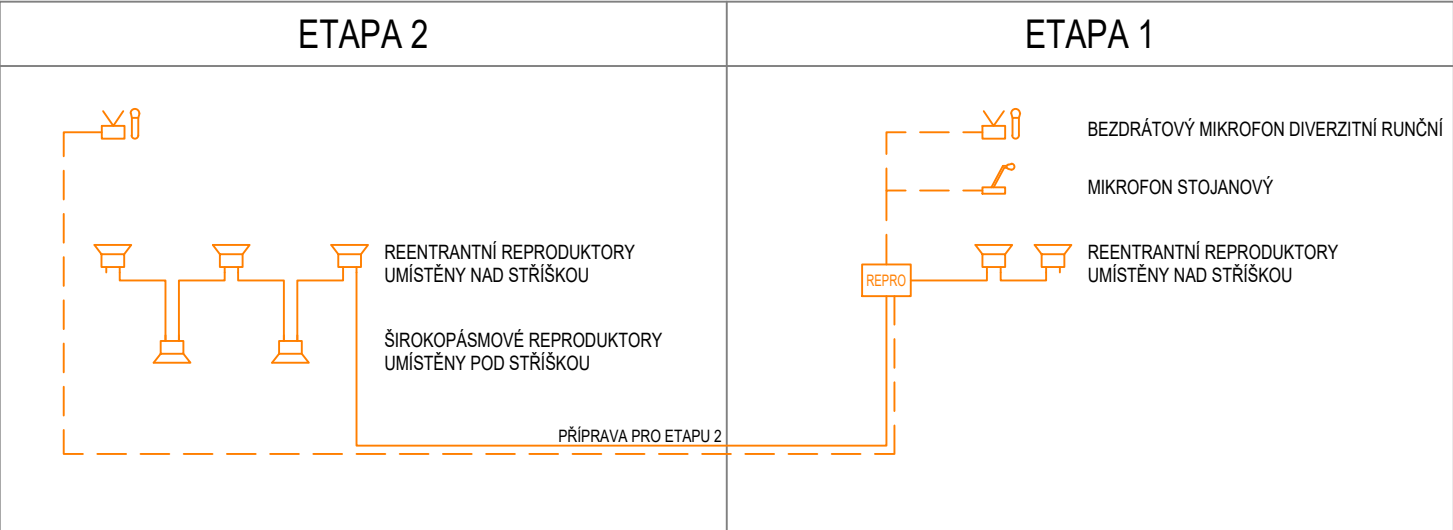

GENERÁLNÍ PROJEKTANT: GREMIS s.r.o. Jihlavská 230 594 01 Velké Meziříčí PROVOZOVNA: Jamská 2486/8 Žďár nad Sázavou		IČ: 15544451 DIČ: CZ15544451 tel.: + 420 566 523 751 e-mail: info@gremis.cz datová schránka: 4mp836w				OTISK AUTORIZAČNHO RAŽÍTKA GENERÁLNÍHO PROJEKTANTA		OTISK AUTORIZAČNHO RAŽÍTKA ZODP. PROJEKTANTA ČÁSTI DOKUMENTACE	
HLAVNÍ ING. PROJEKTU:		Ing. Vítězslav Gregar		E-MAIL: v.gregar@gremis.cz		TELEFON: +420 774 625 052			
ZPRACOVATEL ČÁSTI DOKUMENTACE: K-system s.r.o. U Kuchyňky 180/2, 674 01 Třebíč 674 01 Třebíč		IČ: 27756246 tel.: + 420 774 747 814 e-mail: petr.kolouch@k-system.cz							
ZODPOVĚDNÝ PROJEKTANT:		Ing. Petr Kolouch		E-MAIL: petr.kolouch@k-system.cz		TELEFON: +420 774 747 814			
PROJEKTANT:		Jiří Zelinka		E-MAIL: jiri.zelinka@k-system.cz		TELEFON: +420 735 967 609			

INVESTOR: MĚSTO NOVÉ MĚSTO NA MORAVĚ, VRATISLAVOVO NÁM. 103, 592 31 NOVÉ MĚSTO NA MORAVĚ, IČ: 00294900					
OBEC:	NOVÉ MĚSTO NA MORAVĚ	KRAJ:	VYSOČINA	KRAJ. ÚŘAD:	KRAJSKÝ ÚŘAD KRAJE VYSOČINA, JIHLAVA
KAT. ÚZEMÍ:	NOVÉ MĚSTO NA MORAVĚ	OKRES:	ŽDÁR NAD SÁZAVOU	STAV. ÚŘAD:	NOVÉ MĚSTO NA MORAVĚ

NÁZEV AKCE: FOTBALOVÁ HRŠTĚ VLACHOVICKÁ, NOVÉ MĚSTO NA MORAVĚ			
---	--	--	--

NÁZEV VÝKRESU: Blokové schéma Slaboproud			STUPEŇ: ZSPD + DPS	DATUM: KVĚTEN 2024	PARÉ:
ODDÍL:	D.1.4.e	SLABOPROUDÉ INSTALACE		MĚŘÍTKO: 1:50	ČÍSLO VÝKRESU: D.1.4.e.4
OBJEKT:	SO-01.1-2	KABINY 1, KABINY 2			