



PODÉLNÝ ŘEZ

VSAKOVACÍ OBJEKT I


ŠDII

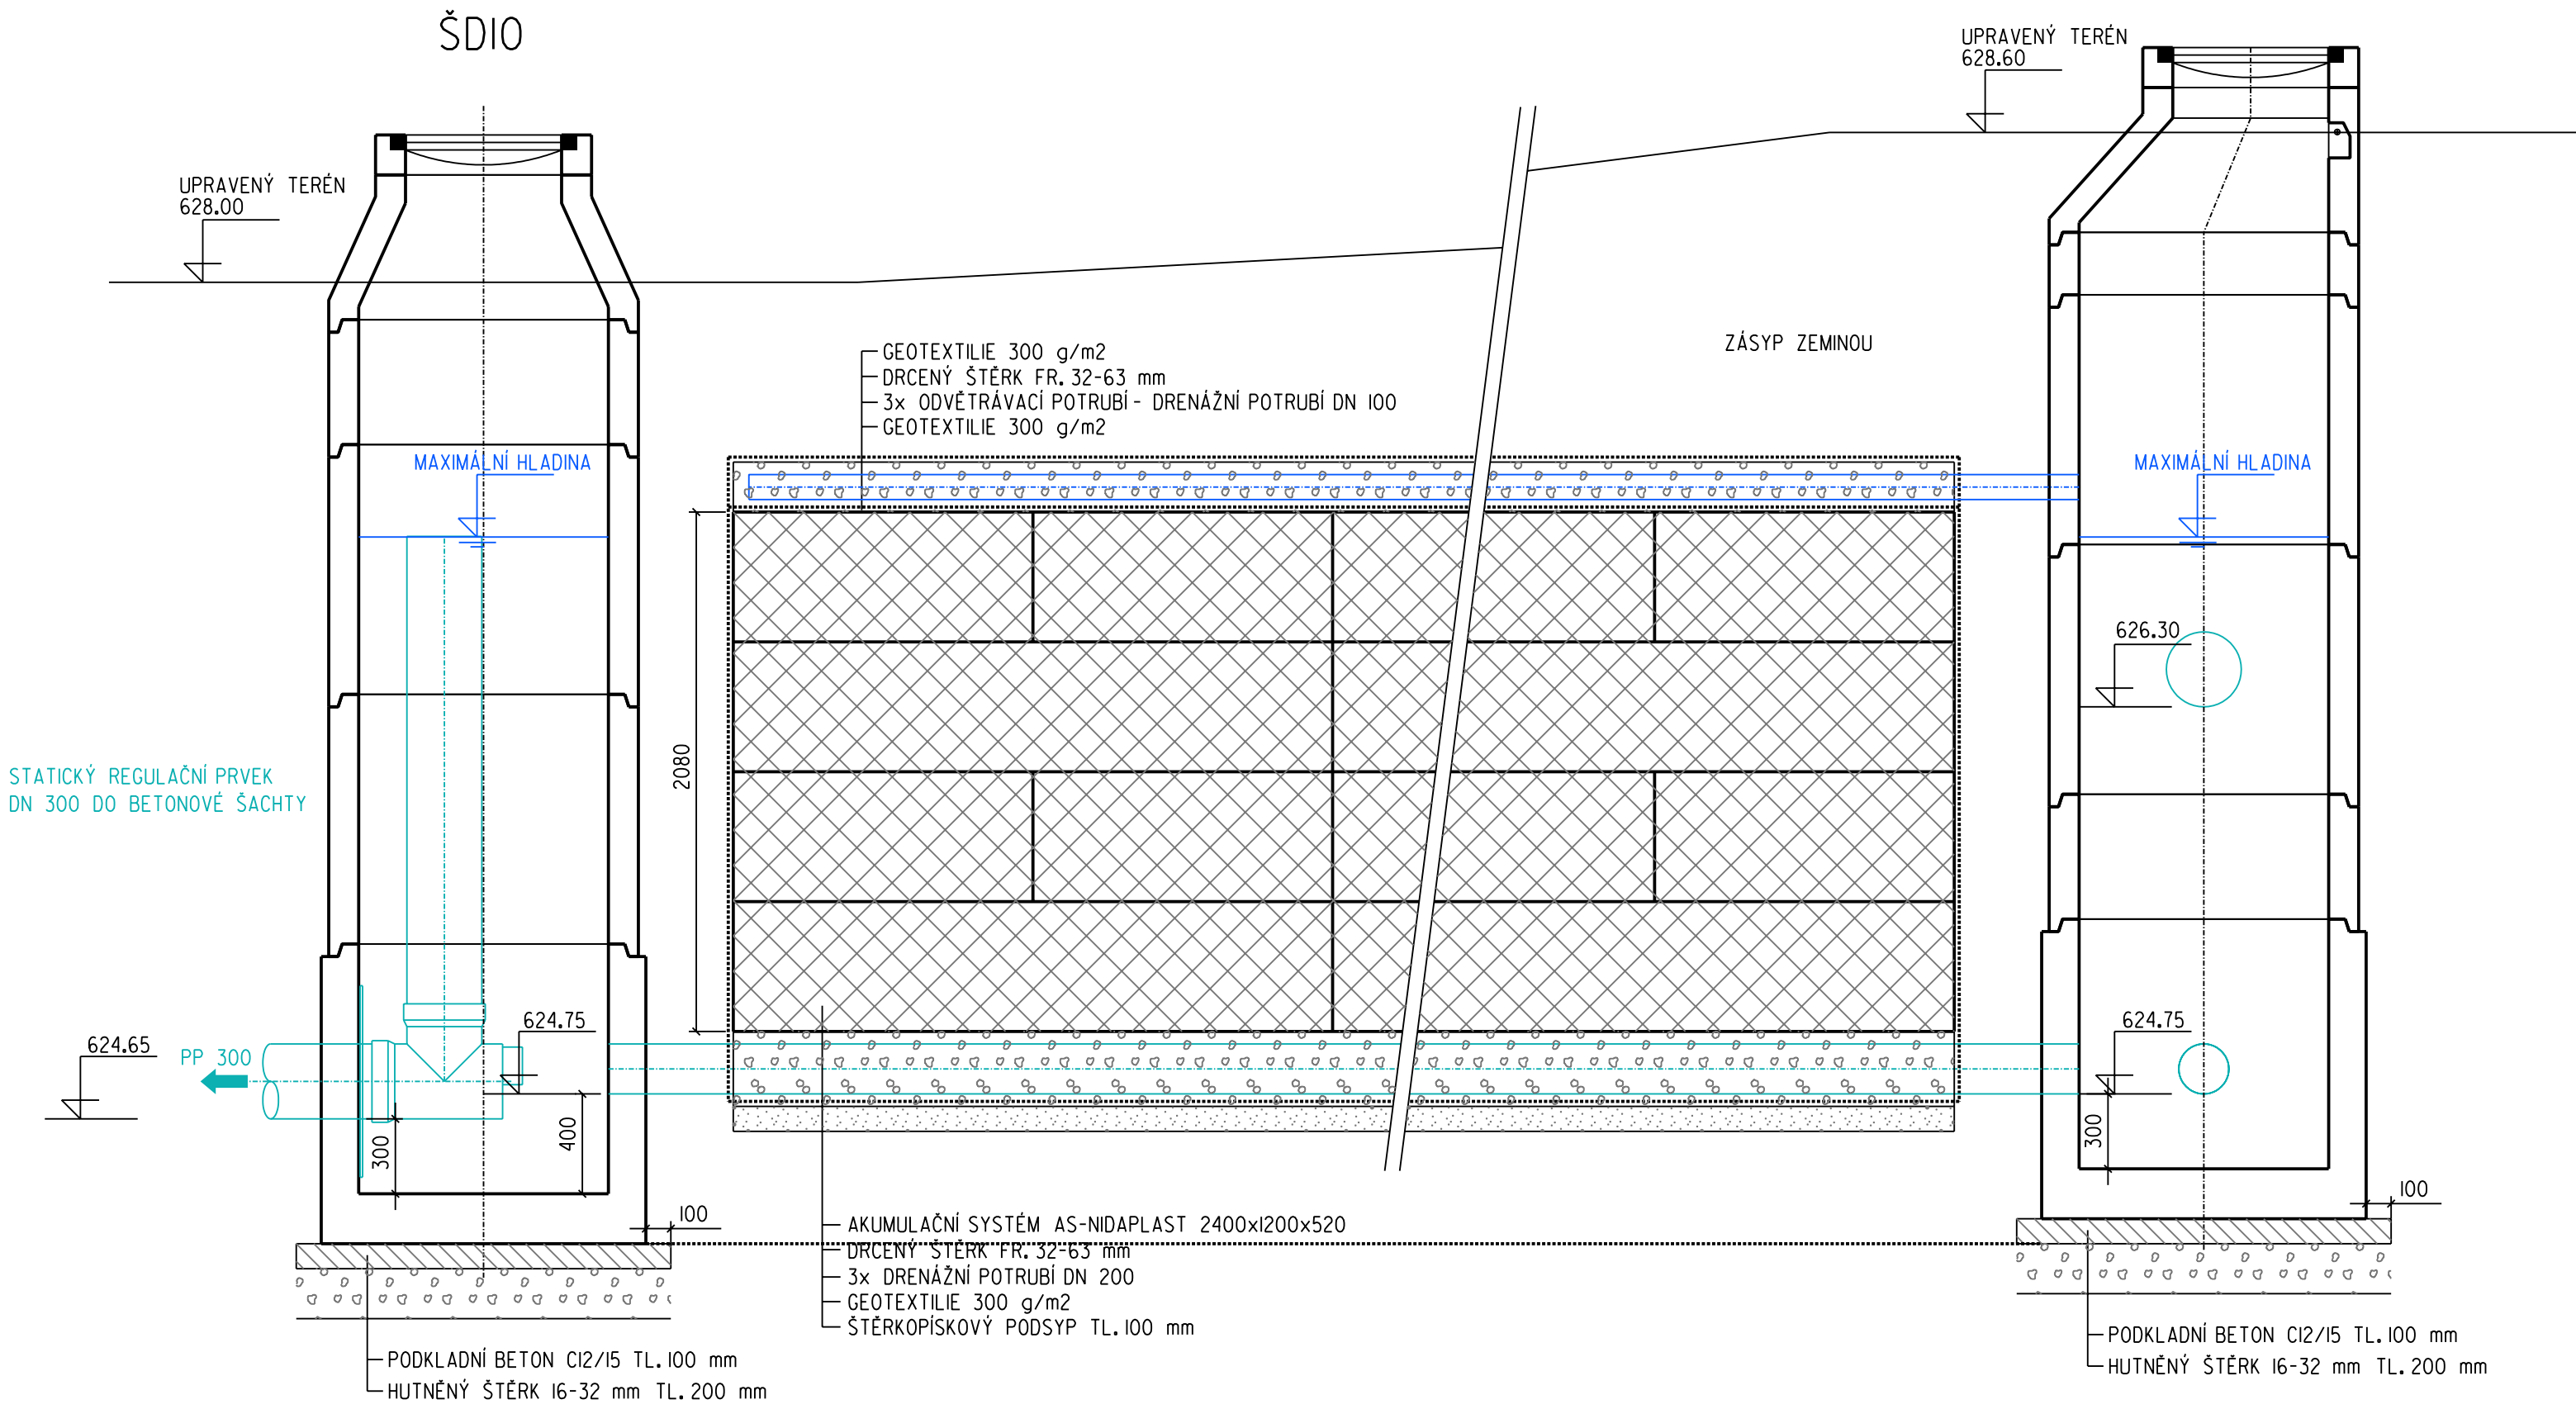

PŘÍČNÝ ŘEZ

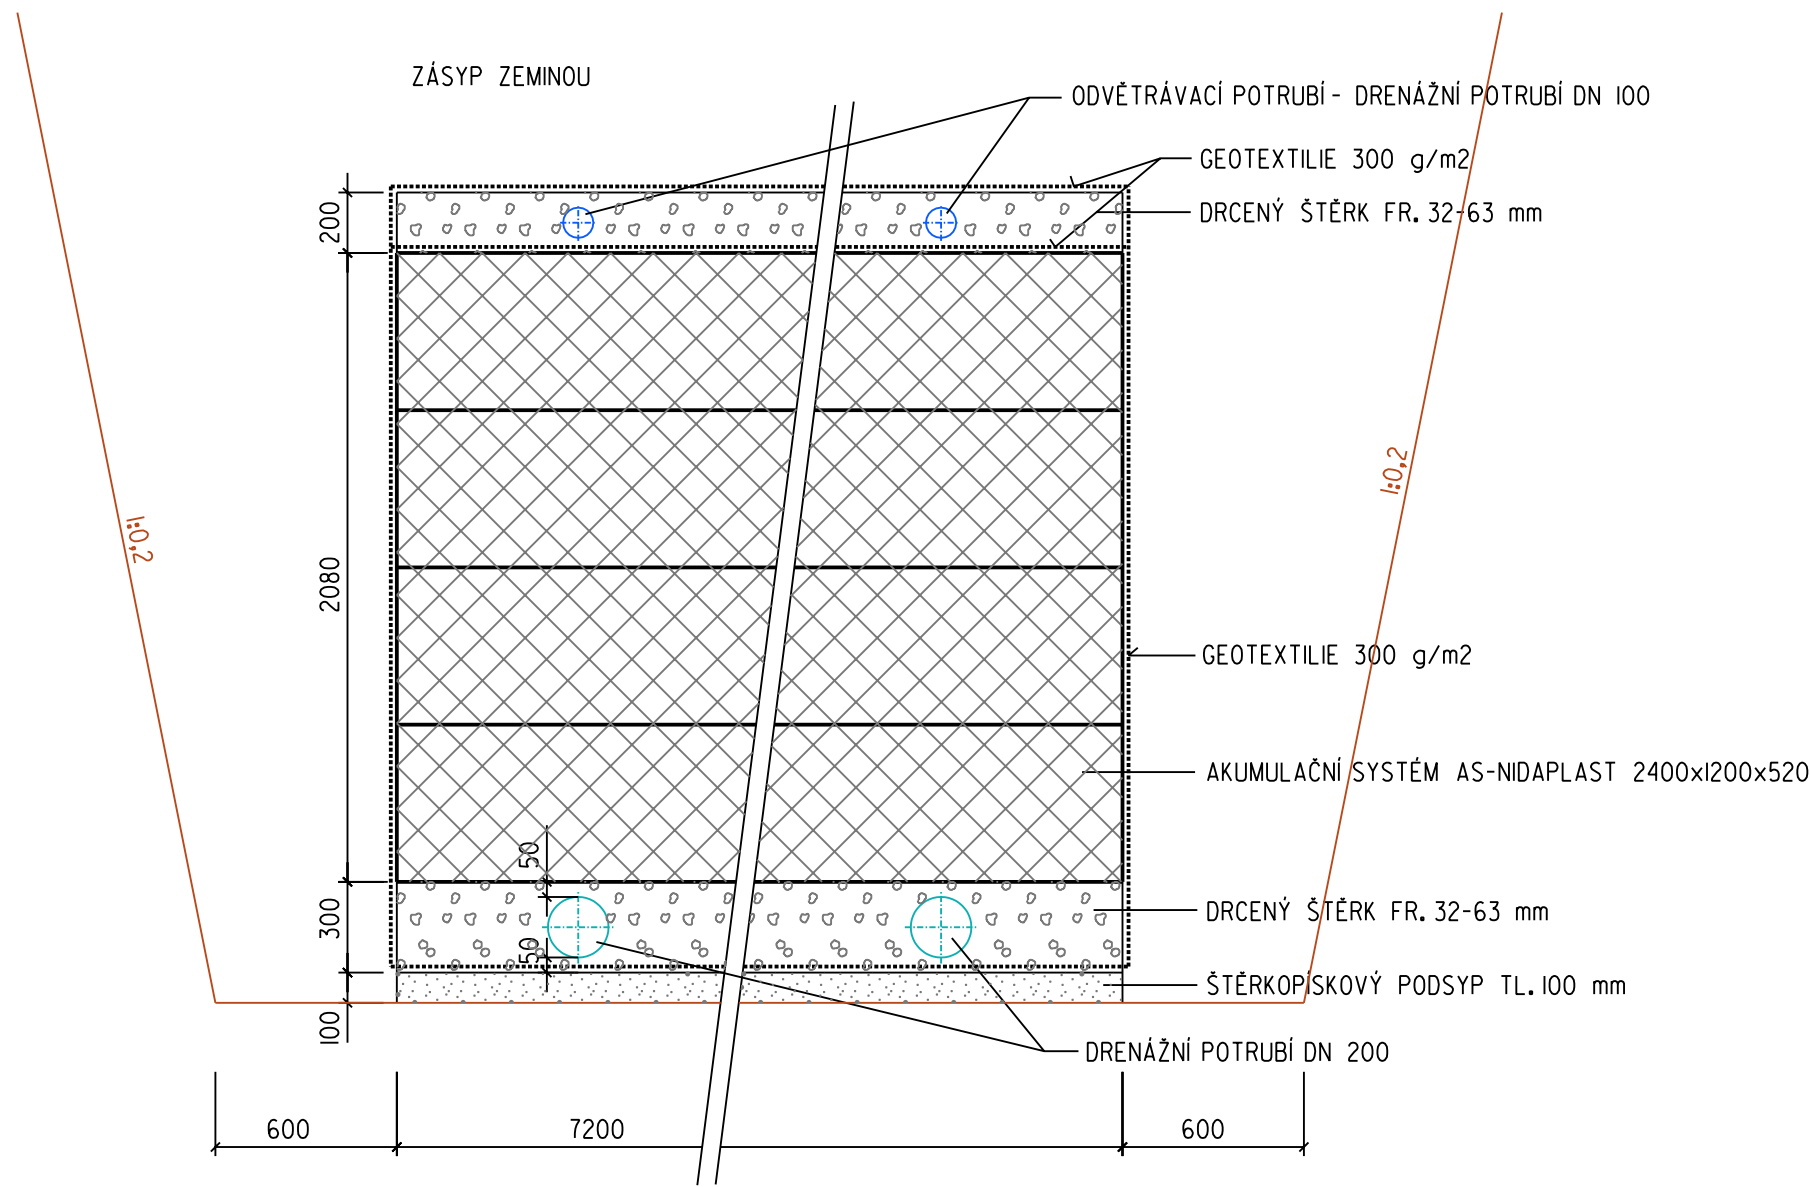

PŮDORYS

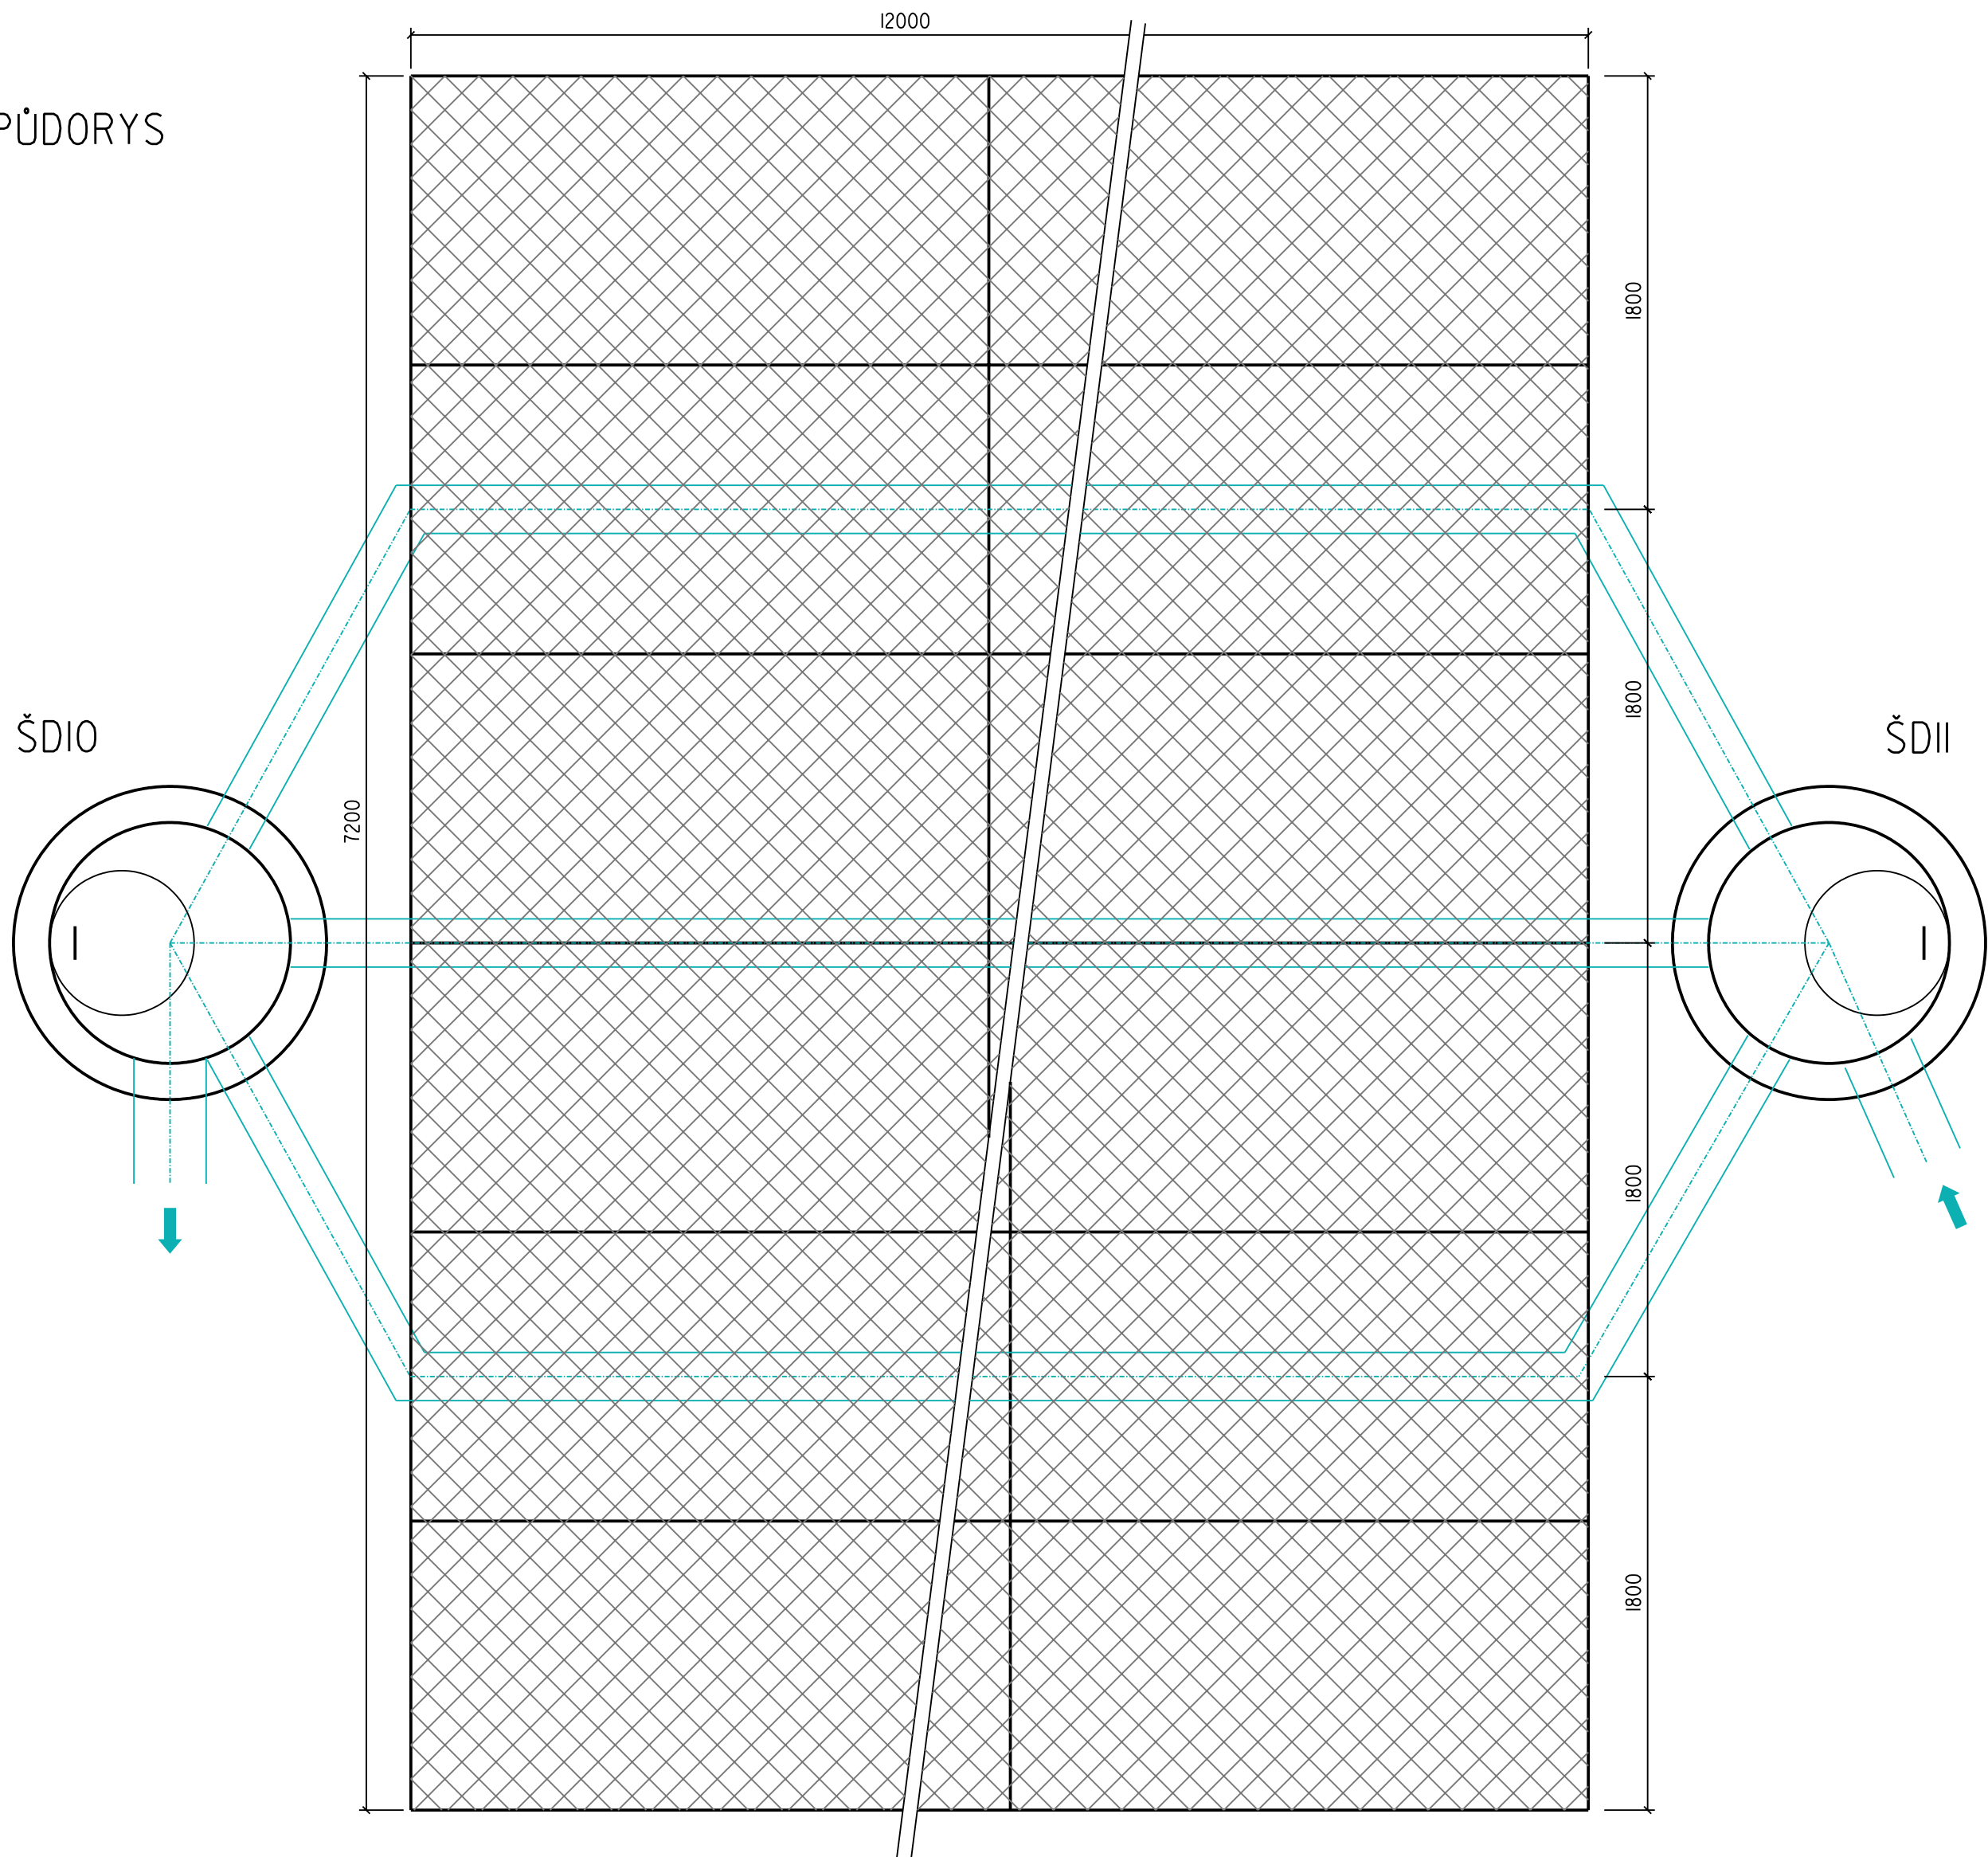

VSAKOVACÍ SYSTÉM S BLOKY AS-NIDAPLAST S REGULOVANÝM
ODTOKEM A BEZPEČNOSTNÍM PŘEPADEM

RETENČNÍ OBJEM VSAKOVACÍHO SYSTÉMU BUDE 154,6 m3

ÚNOSNOST BLOKŮ MUSÍ BÝT DIMENZOVÁNA PRO
POJEZD TĚŽKÝMI DOPRAVNÍMI PROSTŘEDKY

S0 304 Dešťová kanalizace

	Vypracoval ZOUDLIK	Autorizovaný inženýr ING. NOVOTNÝ	<div>ADA - CLEAN projektová a geodetická kancelář U DVORA 11 JIHLAVA</div>	
Investor : Město Nové Město Na Moravě	Kraj : Vysočina			
Nové Město na Moravě Centrum služeb a řemesel, Soškova			Datum	07/2019
			Číslo zak.	2467
			Stupeň	DPS
			Príloha : Vsařovací objekt I	
			Měřítko : 1:25	Príloha č.: D.2.7