



PROTLAK POD KOMUNIKACÍ II/354

PŮDORYS 1:100

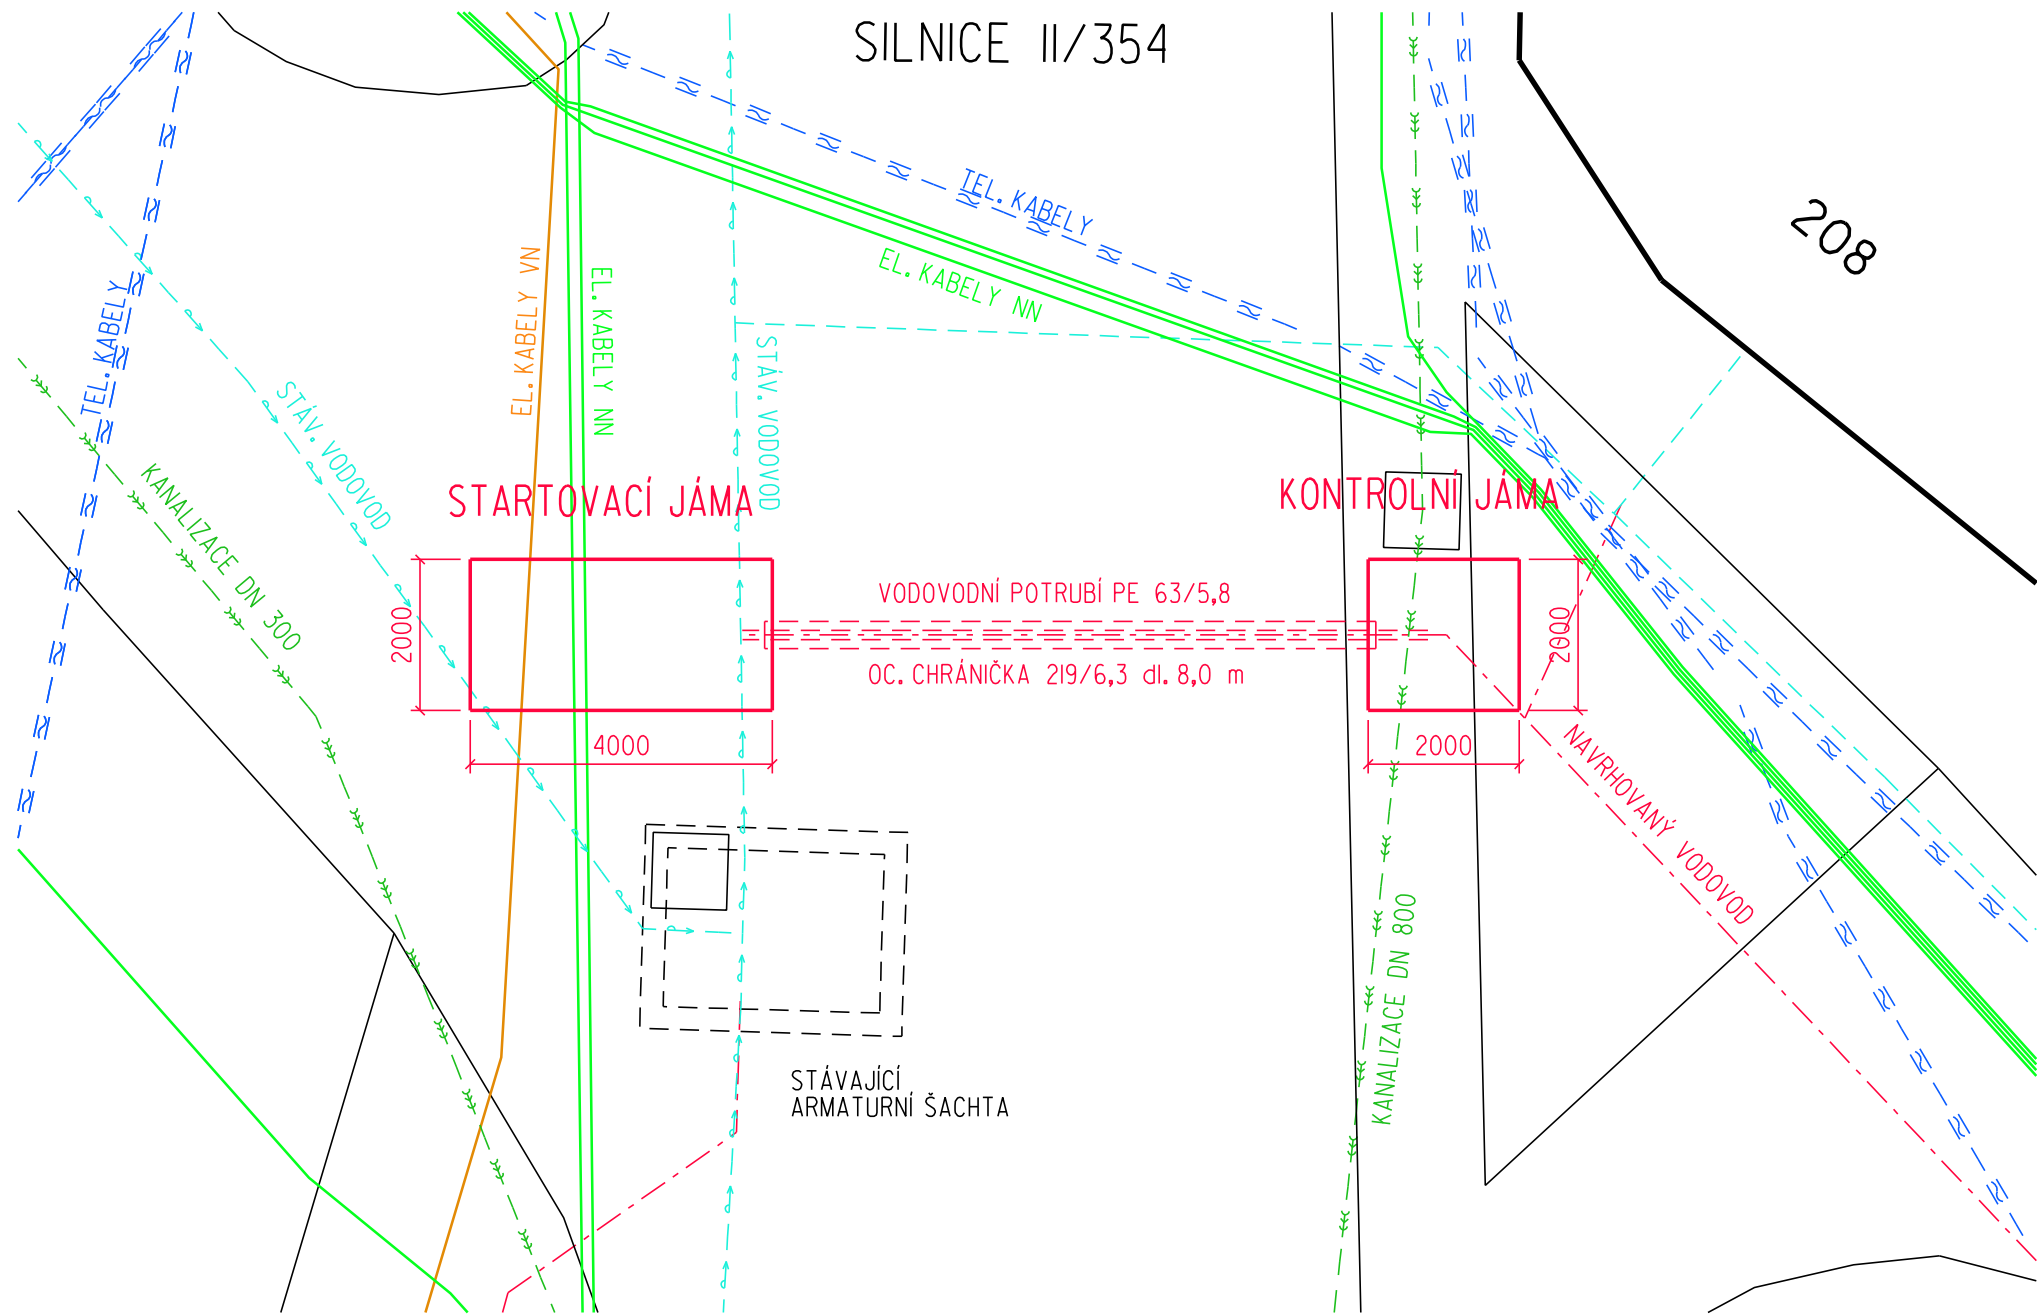

ŘEZ A-A' 1:100/50

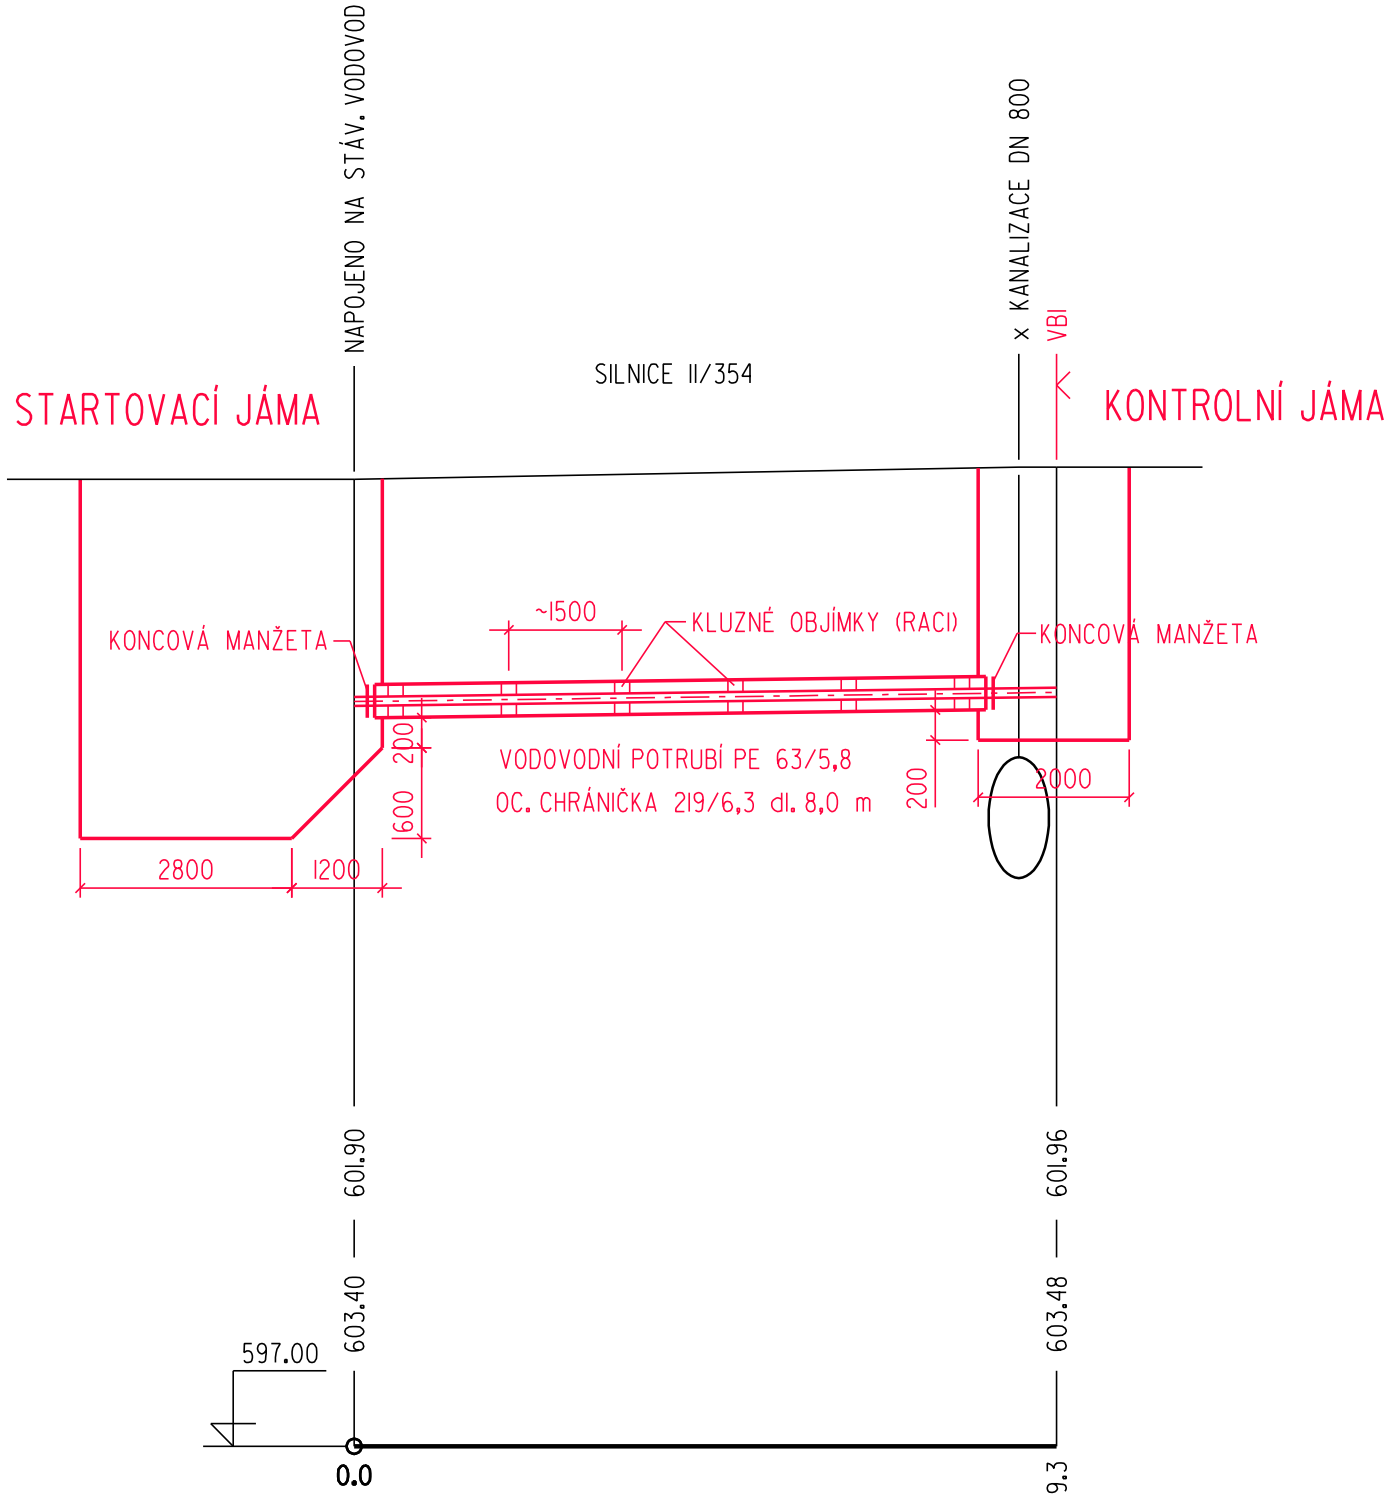

KÓTA DNA POTRUBÍ

KÓTA TERÉNU

SROVNÁVACÍ ROVINA

STANIČENÍ [km]

	Vypracoval ŽOUDLÍK	Autorizovaný inženýr ING. NOVOTNÝ	<div>AOA - CLEAN projektová a geodetická kancelář U DVORA 11 JIHLAVA</div>	
Investor : SVK Žďársko	Kraj : Vysočina			
NOVÉ MĚSTO NA MORAVĚ KŘÍŽOVATKA UL. KŘÍČKOVA-SOŠKOVA REKONSTRUKCE VODOVODU			Datum	01/2014
			Číslo zak.	2233
			Stupeň	DPS
Příloha : PROTLAK POD KOMUNIKACÍ II/354			Měřítko : 1:100 1:100/50	Příloha č.: D.6